



Лист	Наименование	Примечание
	Титульный лист	
1	Состав проекта	
2	План мебели цокольного этажа	
3	План мебели 1-го этажа	
4	План мебели 2-го этажа	
5	План электрики цокольного этажа	
6	План электрики 1-го этажа	
7	План электрики 2-го этажа	
8	План светильников цокольного этажа	
9	План светильников 1-го этажа	
10	План светильников 2-го этажа	
11	План привязки светильников и выключателей цокольного этажа	
12	План привязки светильников и выключателей 1-го этажа	
13	План привязки светильников и выключателей 2-го этажа	
14	Спецификация электрики	
15	Спецификация электрики	

Разраб.	Коптелова			Частный жилой дом	Стадия	Лист	Листов
	Кочеткова				ДП	1	164
				Состав проекта	Panda		

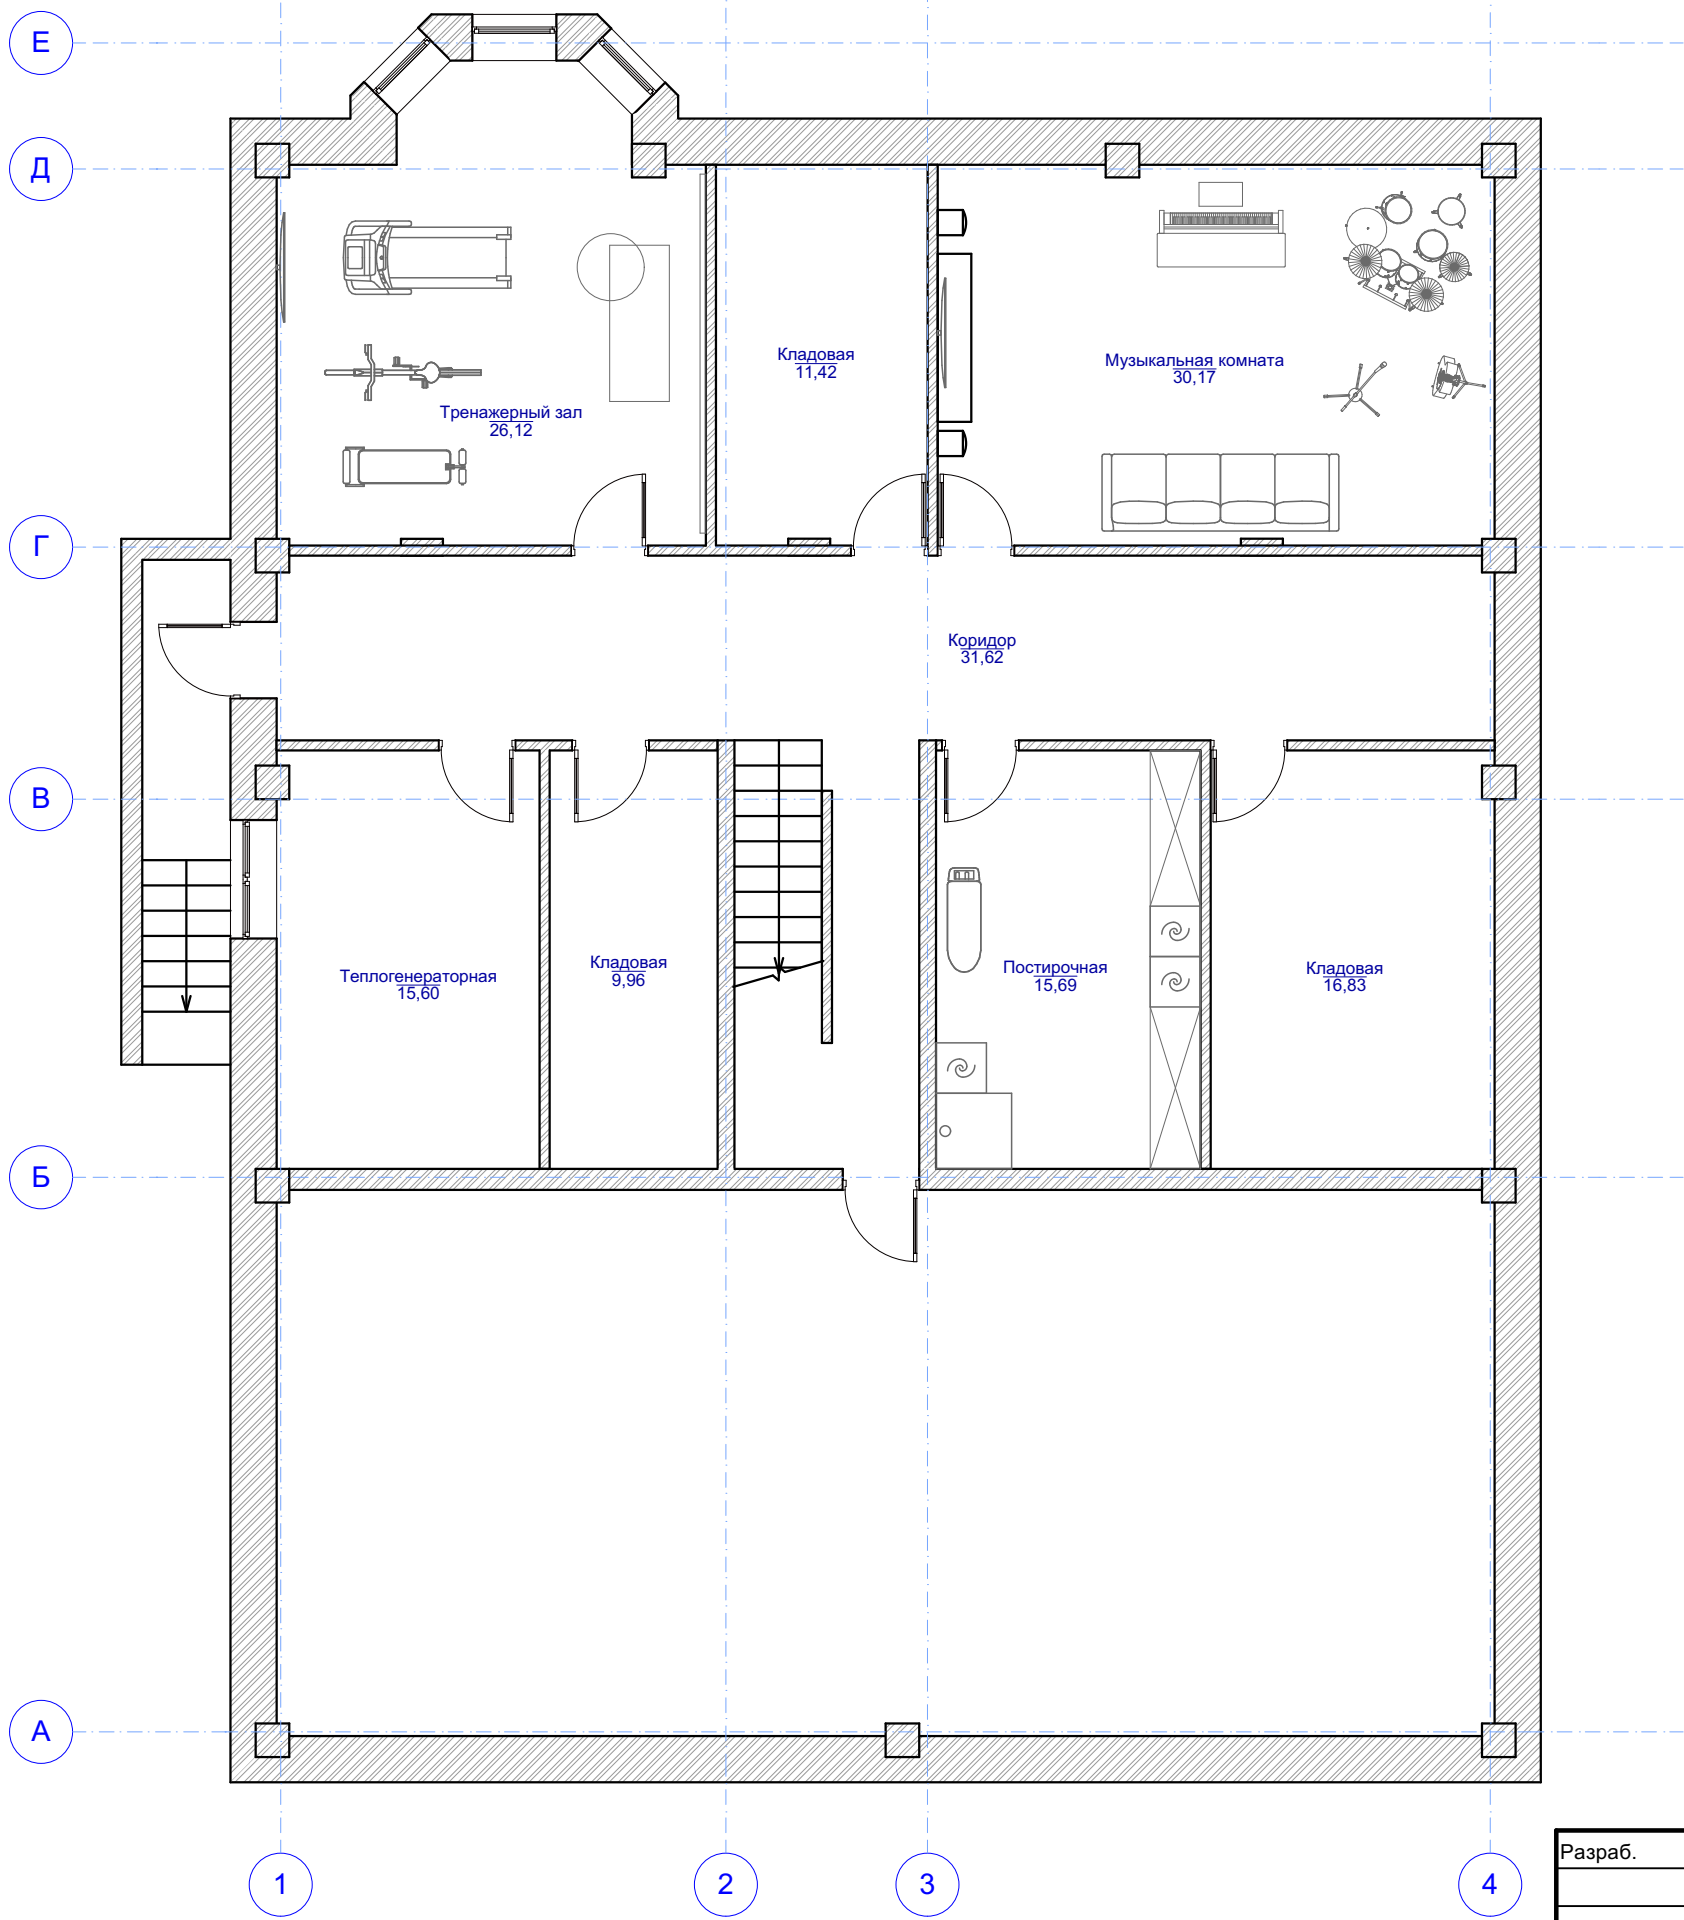

Разраб.	Коптелова			Частный жилой дом	Стадия	Лист	Листов
	Кочеткова				ДП	2	164
				План мебели цокольного этажа	Panda		

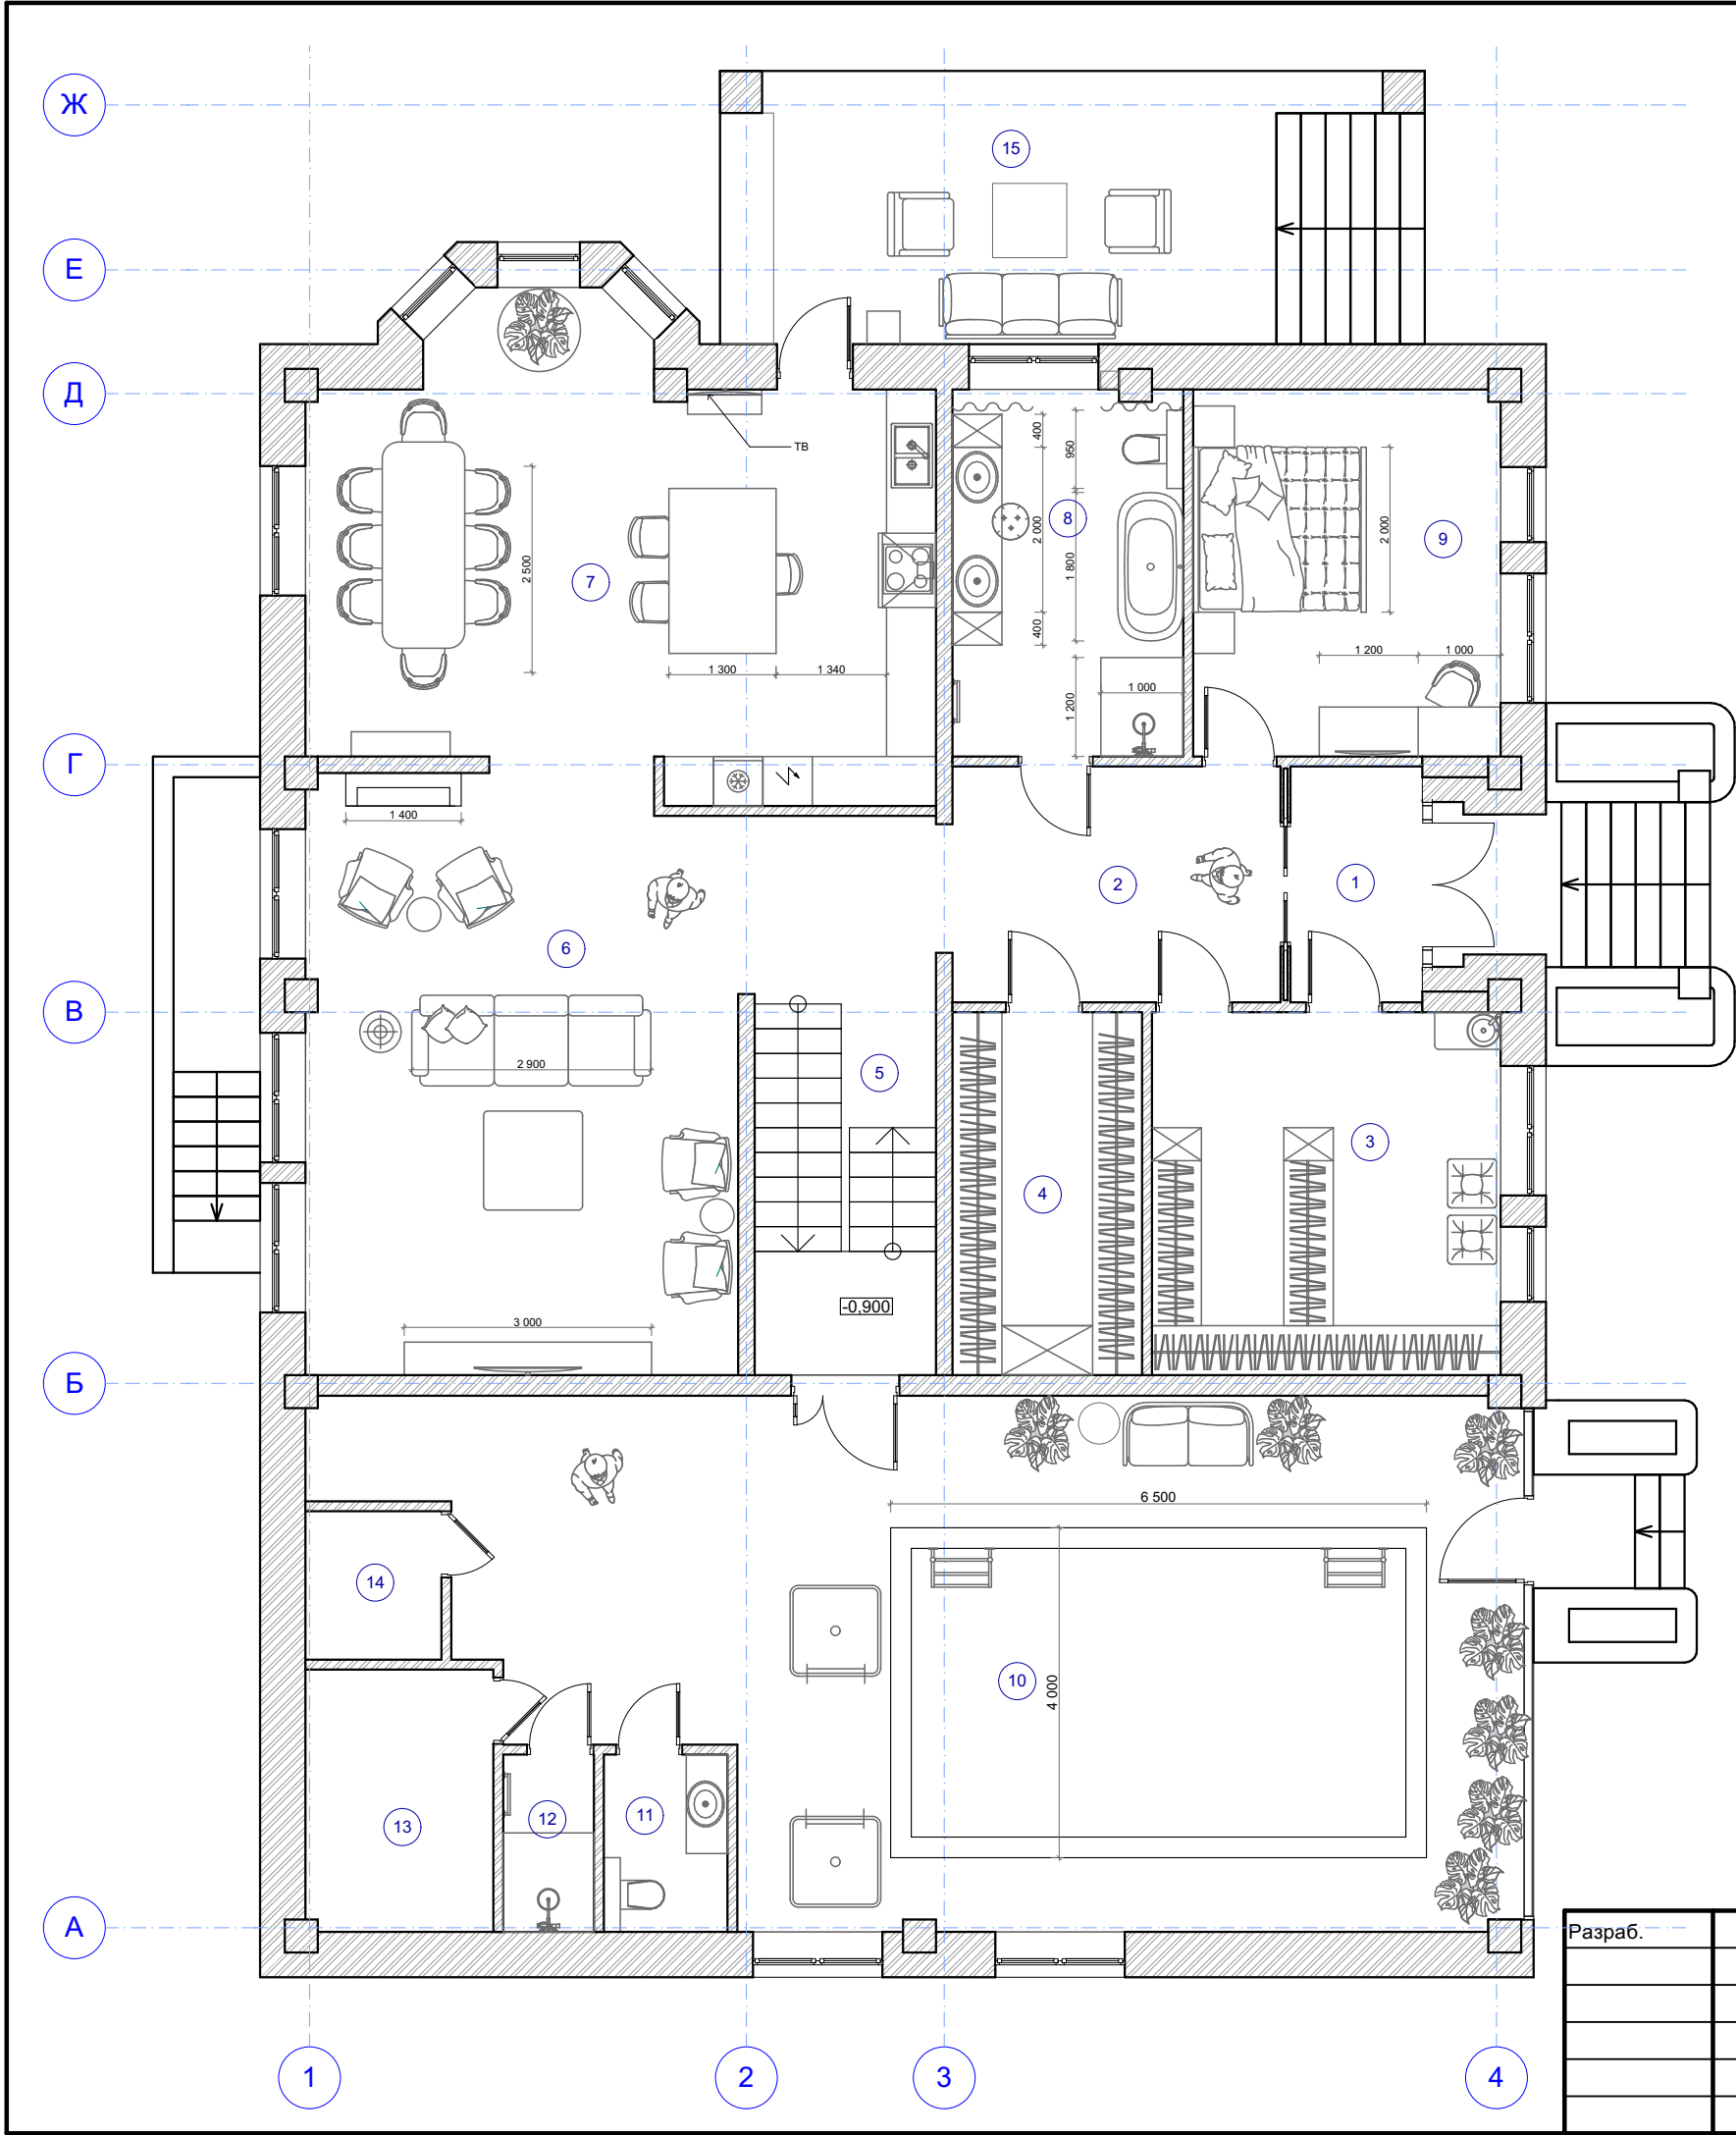

Экспликация 1-й этаж		
№	Наименование	Площадь
1	Тамбур	4,6
2	Холл	11,4
3	Гардероб	18,6
4	Гардероб	10,1
5	Лестница	10,2
6	Гостиная	42,9
7	Кухня-столовая	39,0
8	Санузел	12,5
9	Спальня	16,6
10	Бассейн	76,5
11	Туалет	3,2
12	Душевая	2,4
13	Парная	7,2
14	Хамам	3,0
15	Веранда	26,6
		284,8 м²

Разраб.	Коптелова			Частный жилой дом	Стадия	Лист	Листов
	Кочеткова				ДП	3	164
				План мебели 1-го этажа	Panda		

Ж

Е


Д

Г

В


Б

А

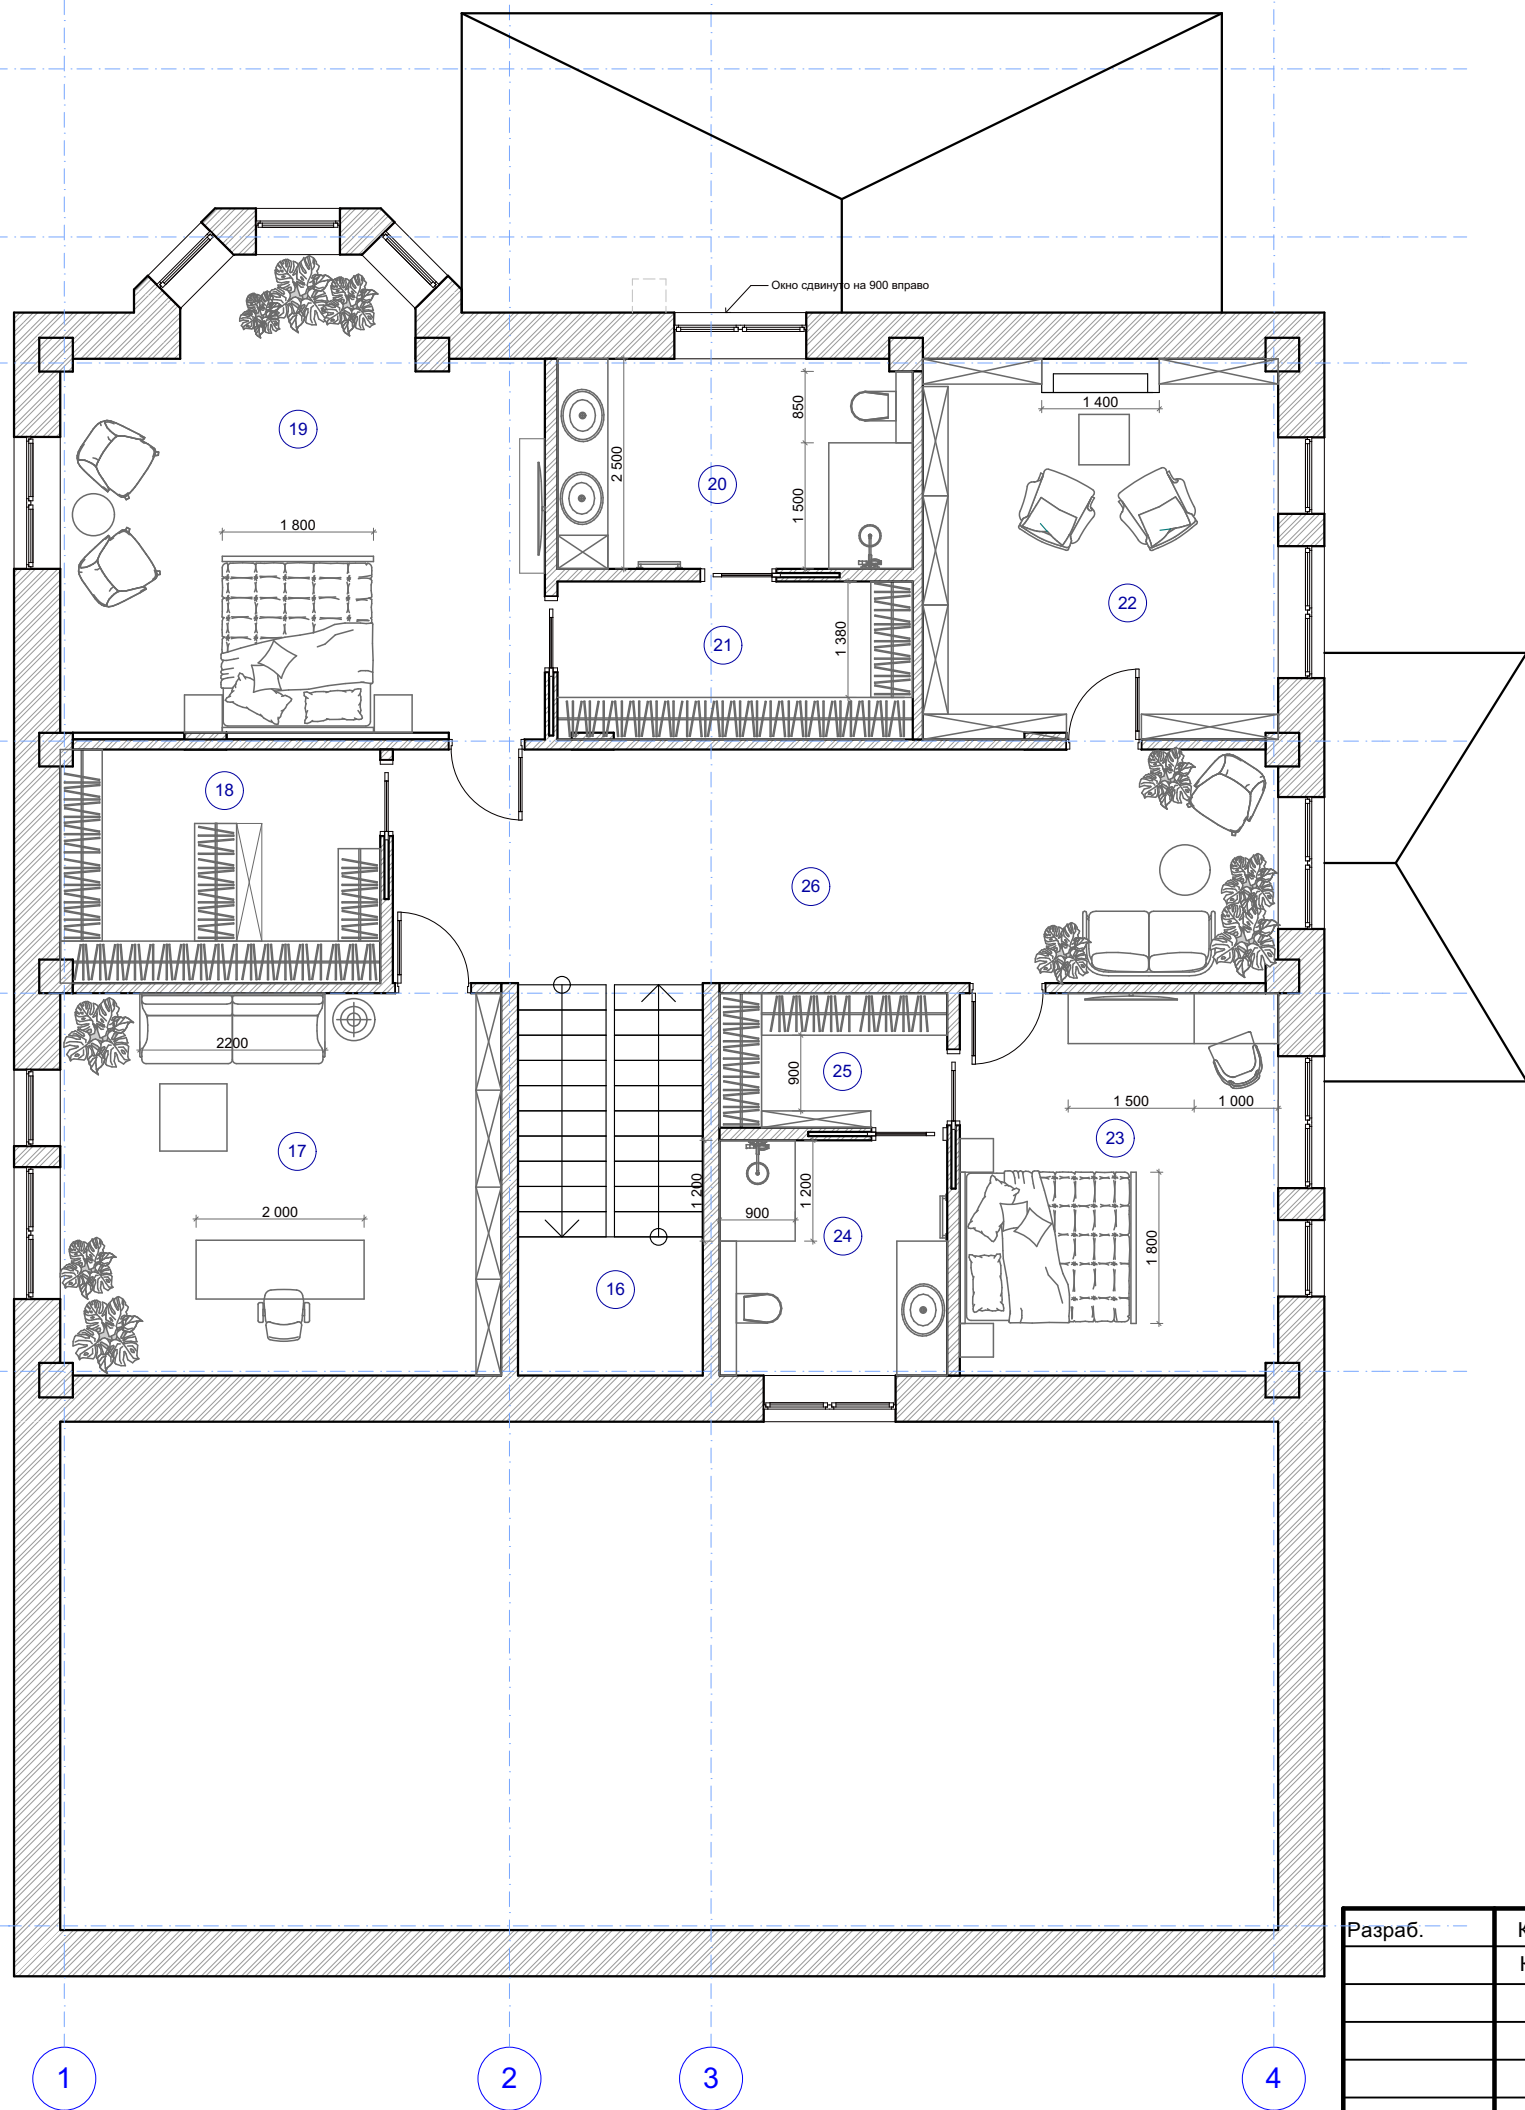


Экспликация 2-й этаж		
№	Название	Площадь
16	Лестница	10,3
17	Кабинет	23,9
18	Гардероб	10,6
19	Спальня	29,1
20	Санузел	10,6
21	Гардероб	8,1
22	Библиотека	19,2
23	Спальня	17,2
24	Санузел	7,6
25	Гардероб	4,3
26	Холл	29,2
		170,1 м²


Разраб.	Коптелова			Частный жилой дом	Стадия	Лист	Листов
	Кочеткова				ДП	4	164
				План мебели 2-го этажа	Panda		

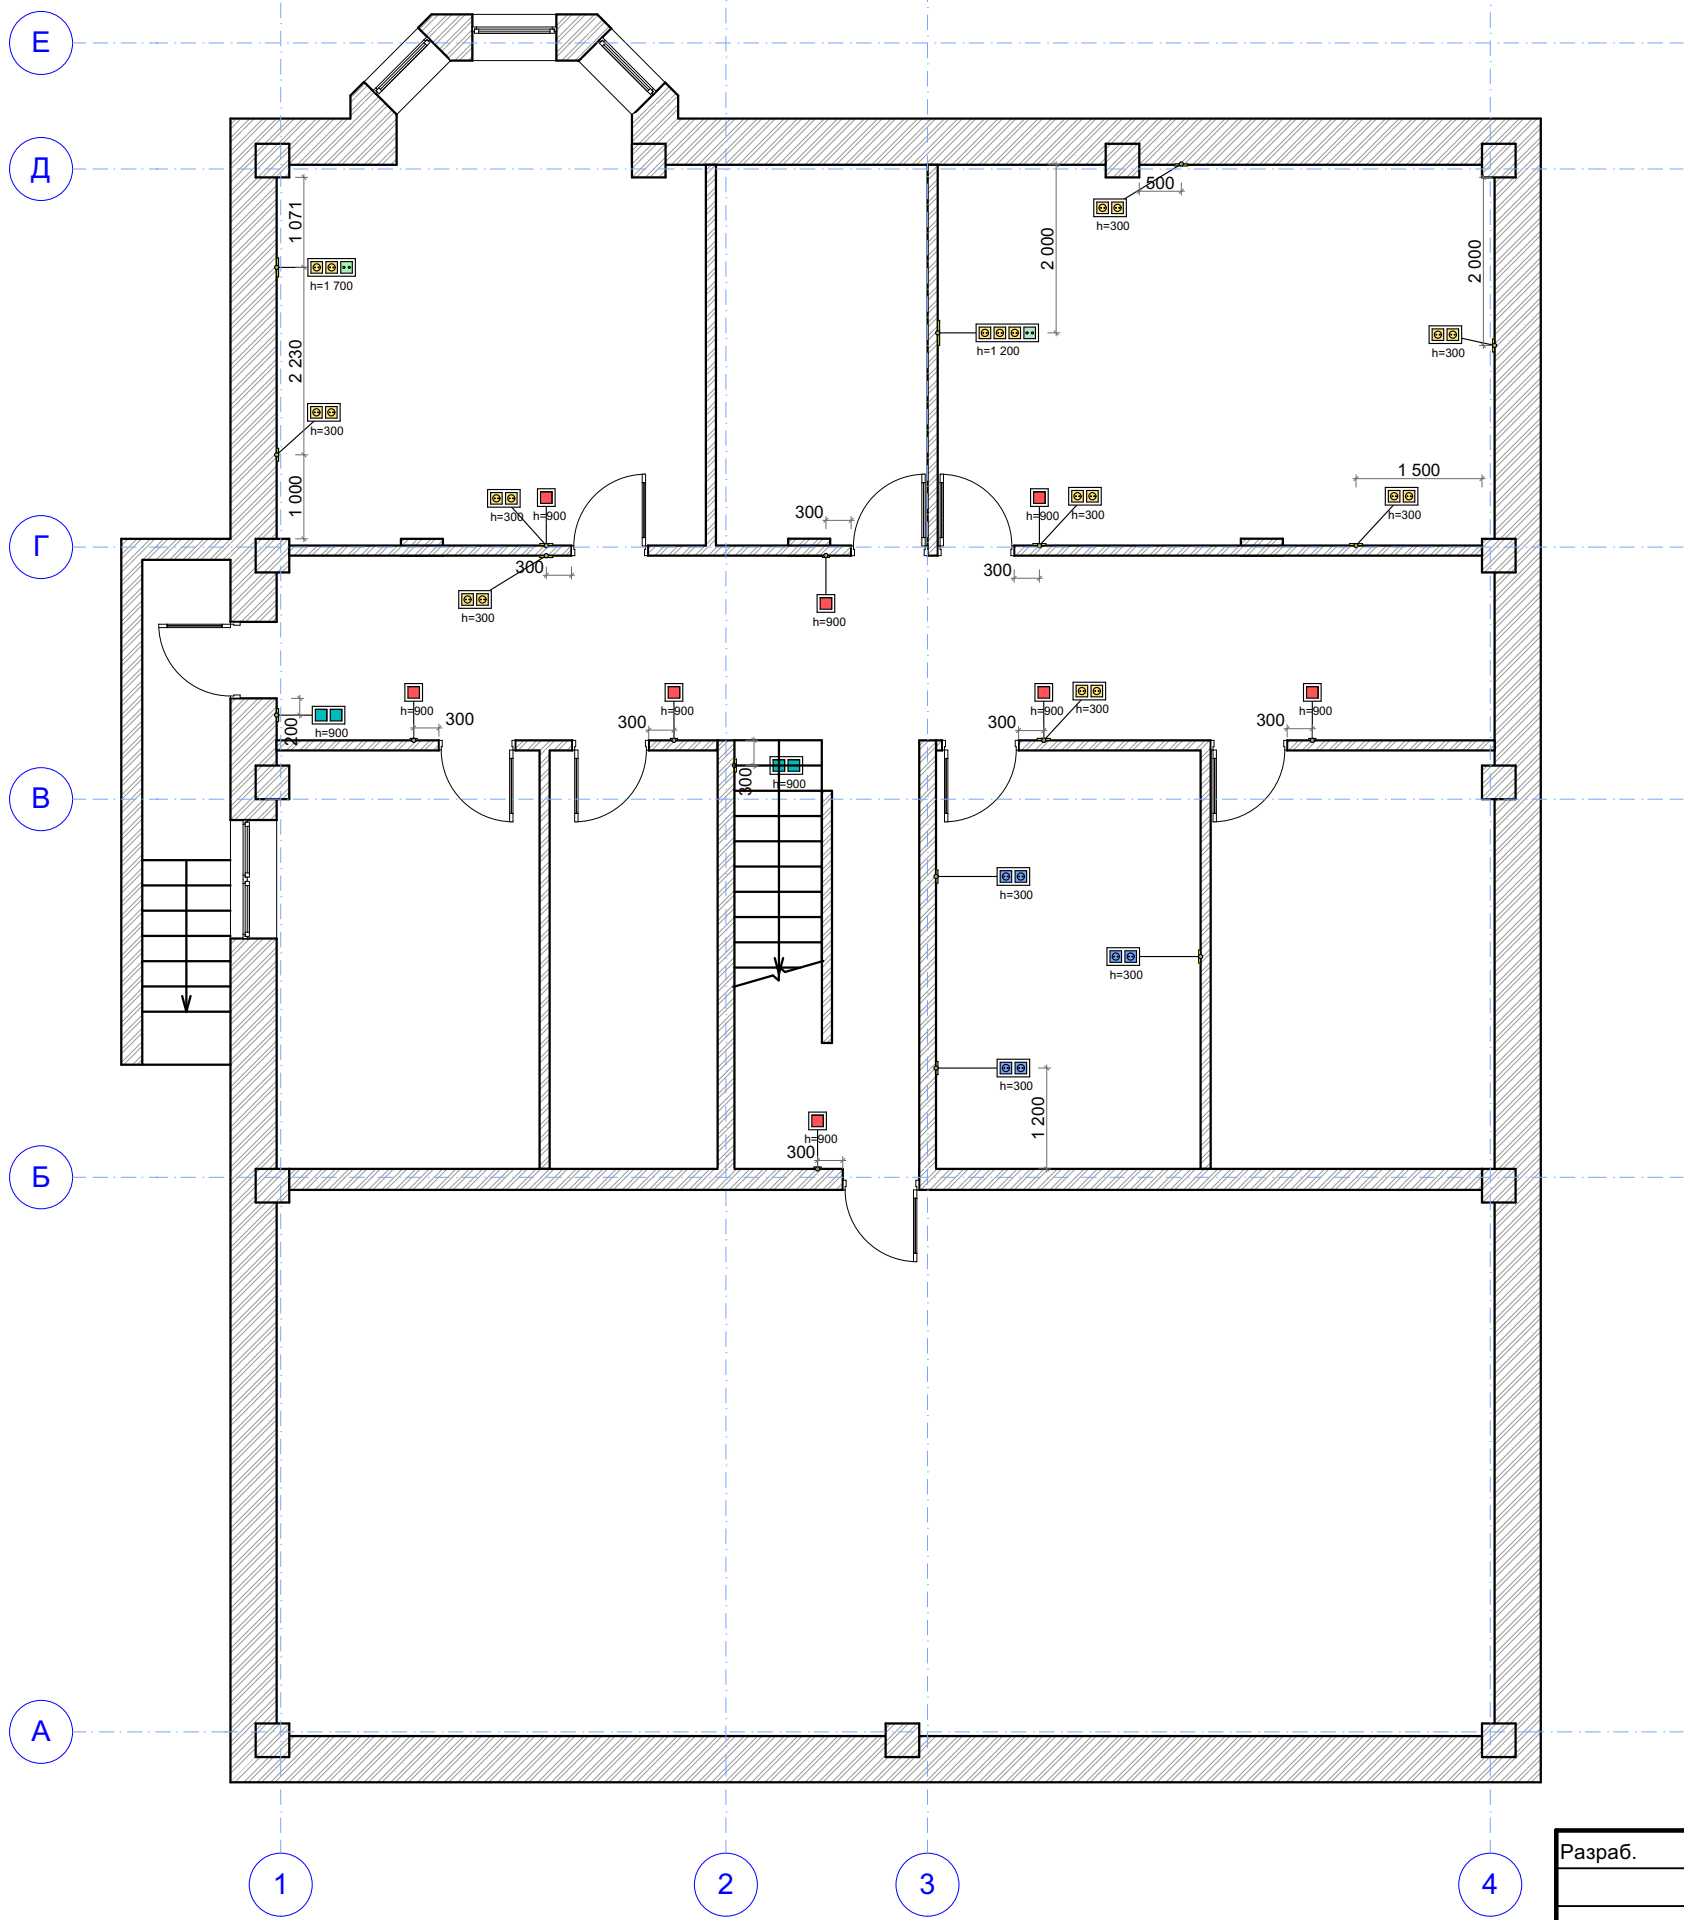


Разраб.	Коптелова			Частный жилой дом	Стадия	Лист	Листов
	Кочеткова				ДП	5	164
				План электрики цокольного этажа	Panda		

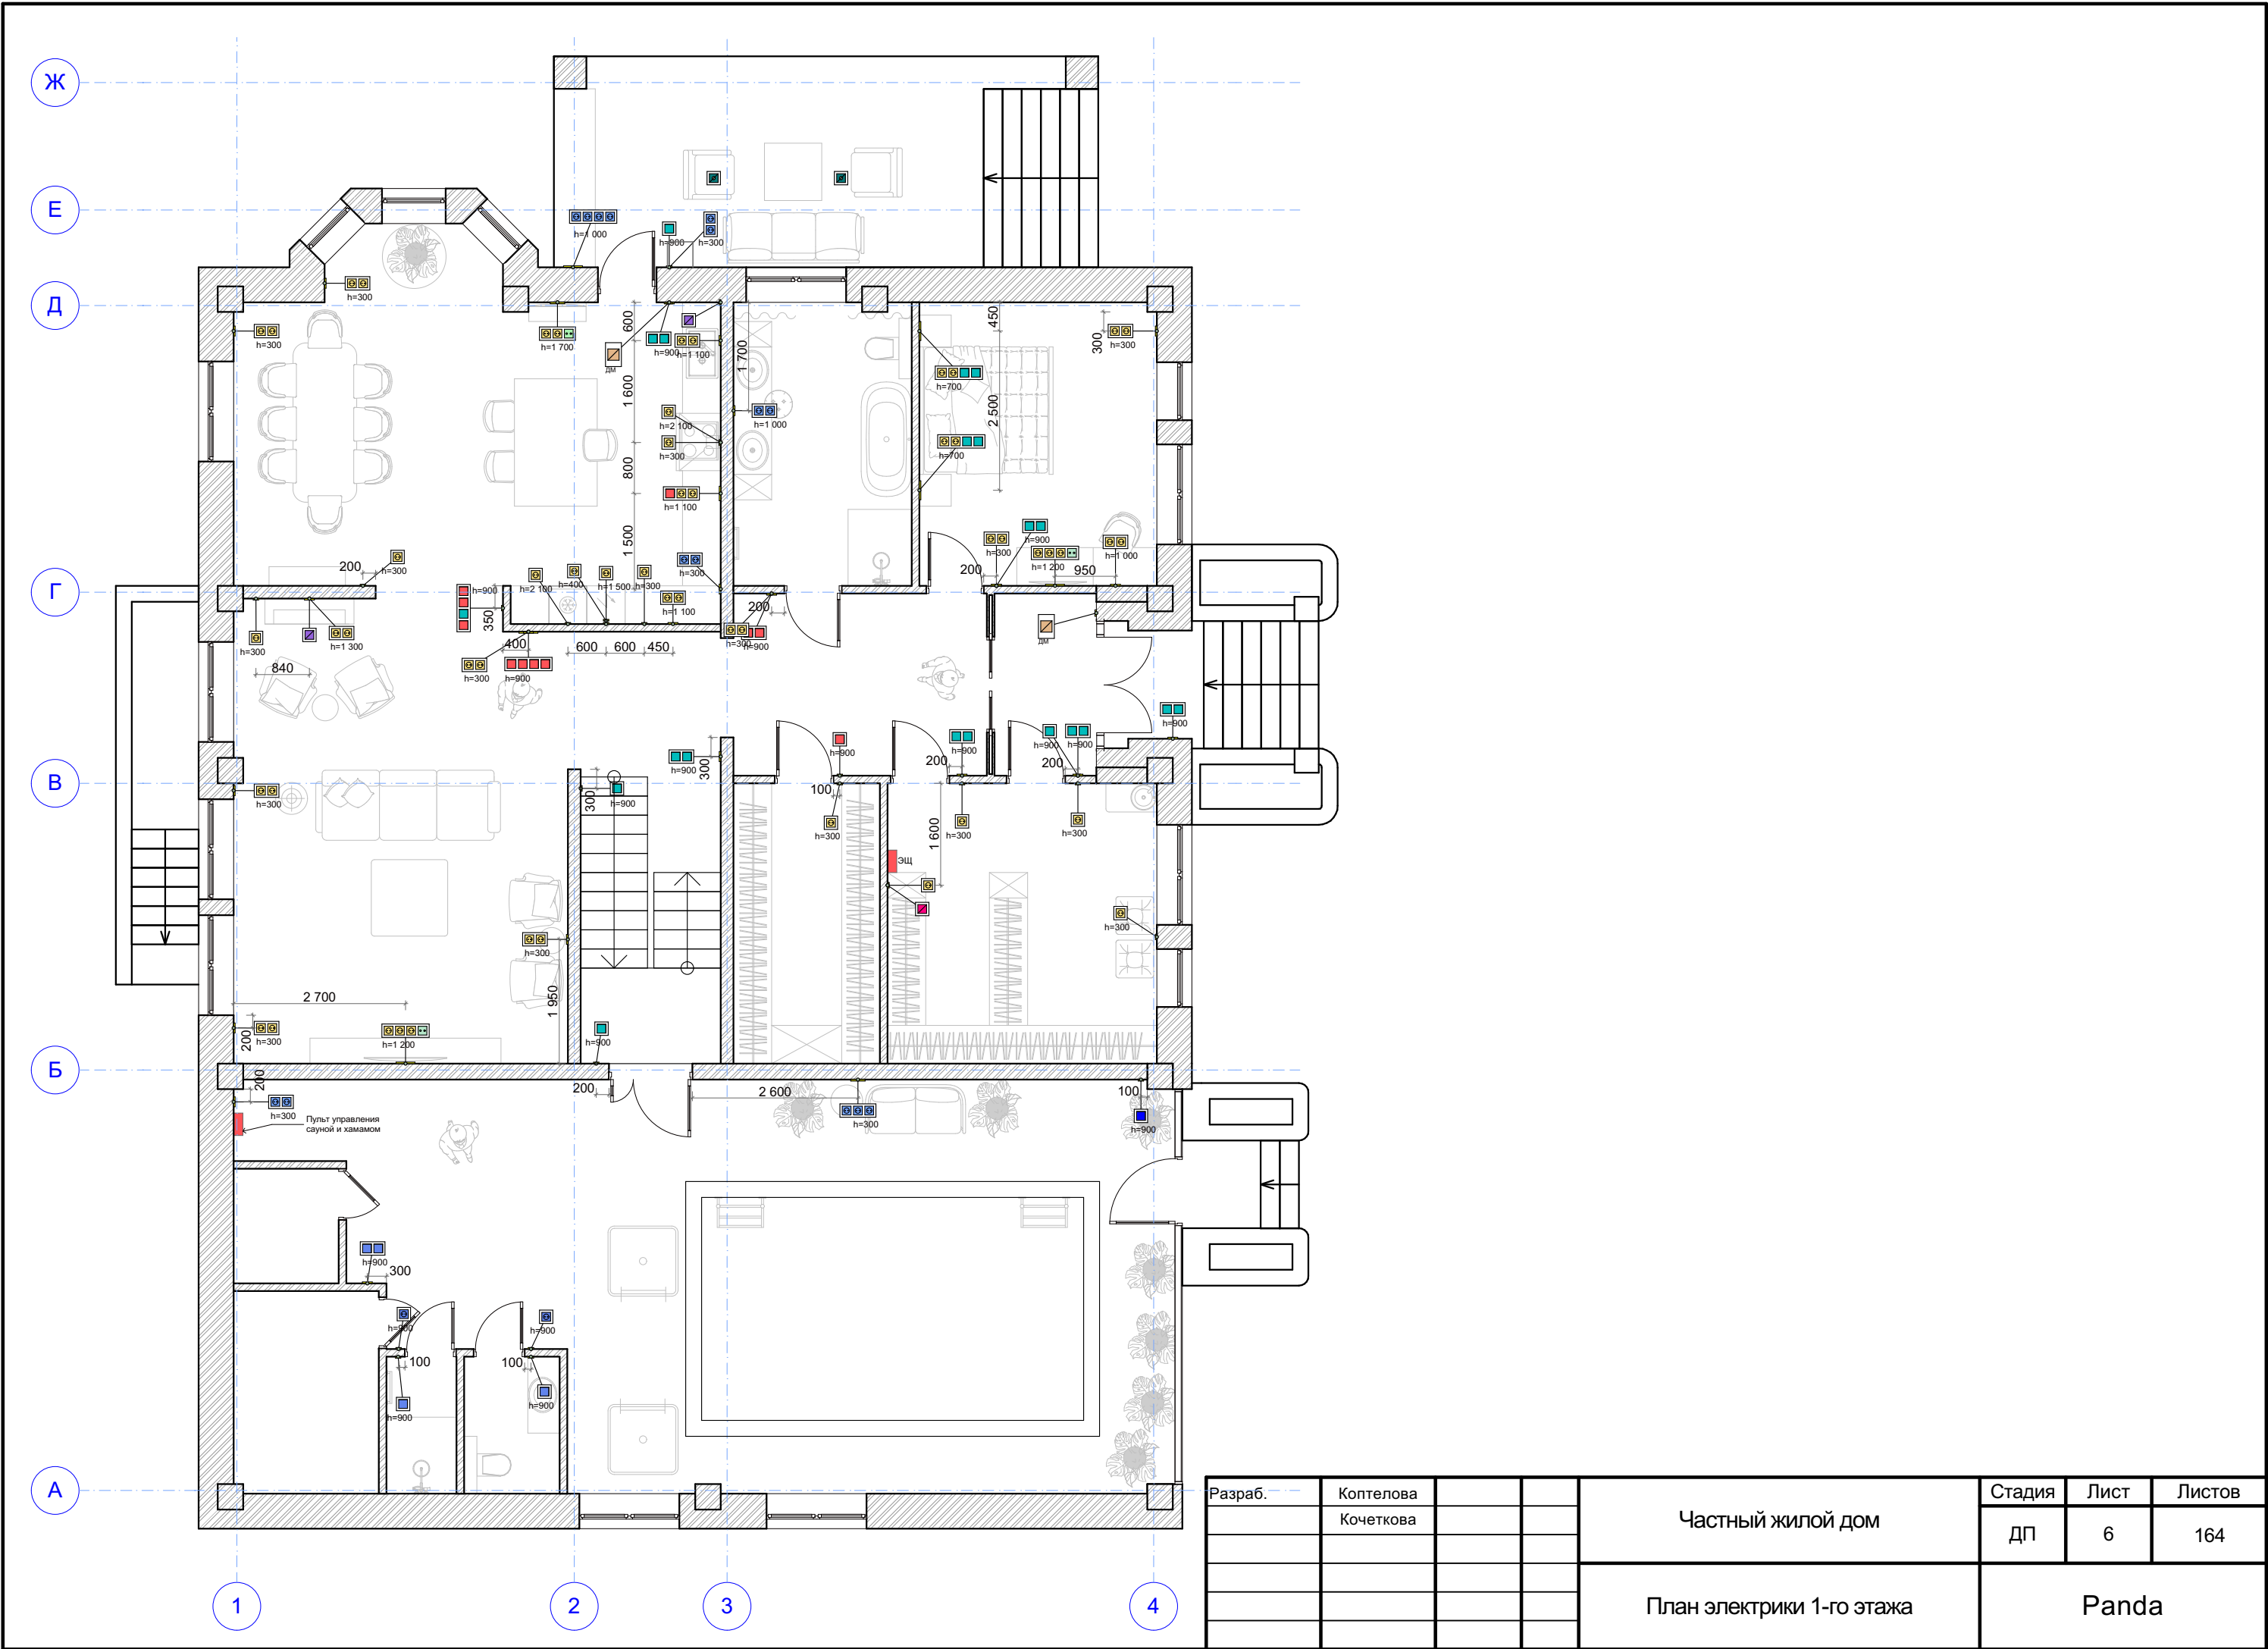


Разраб.	Коптелова Кочеткова			Частный жилой дом		Стадия	Лист	Листов
						ДП	6	164
				План электрики 1-го этажа		Panda		

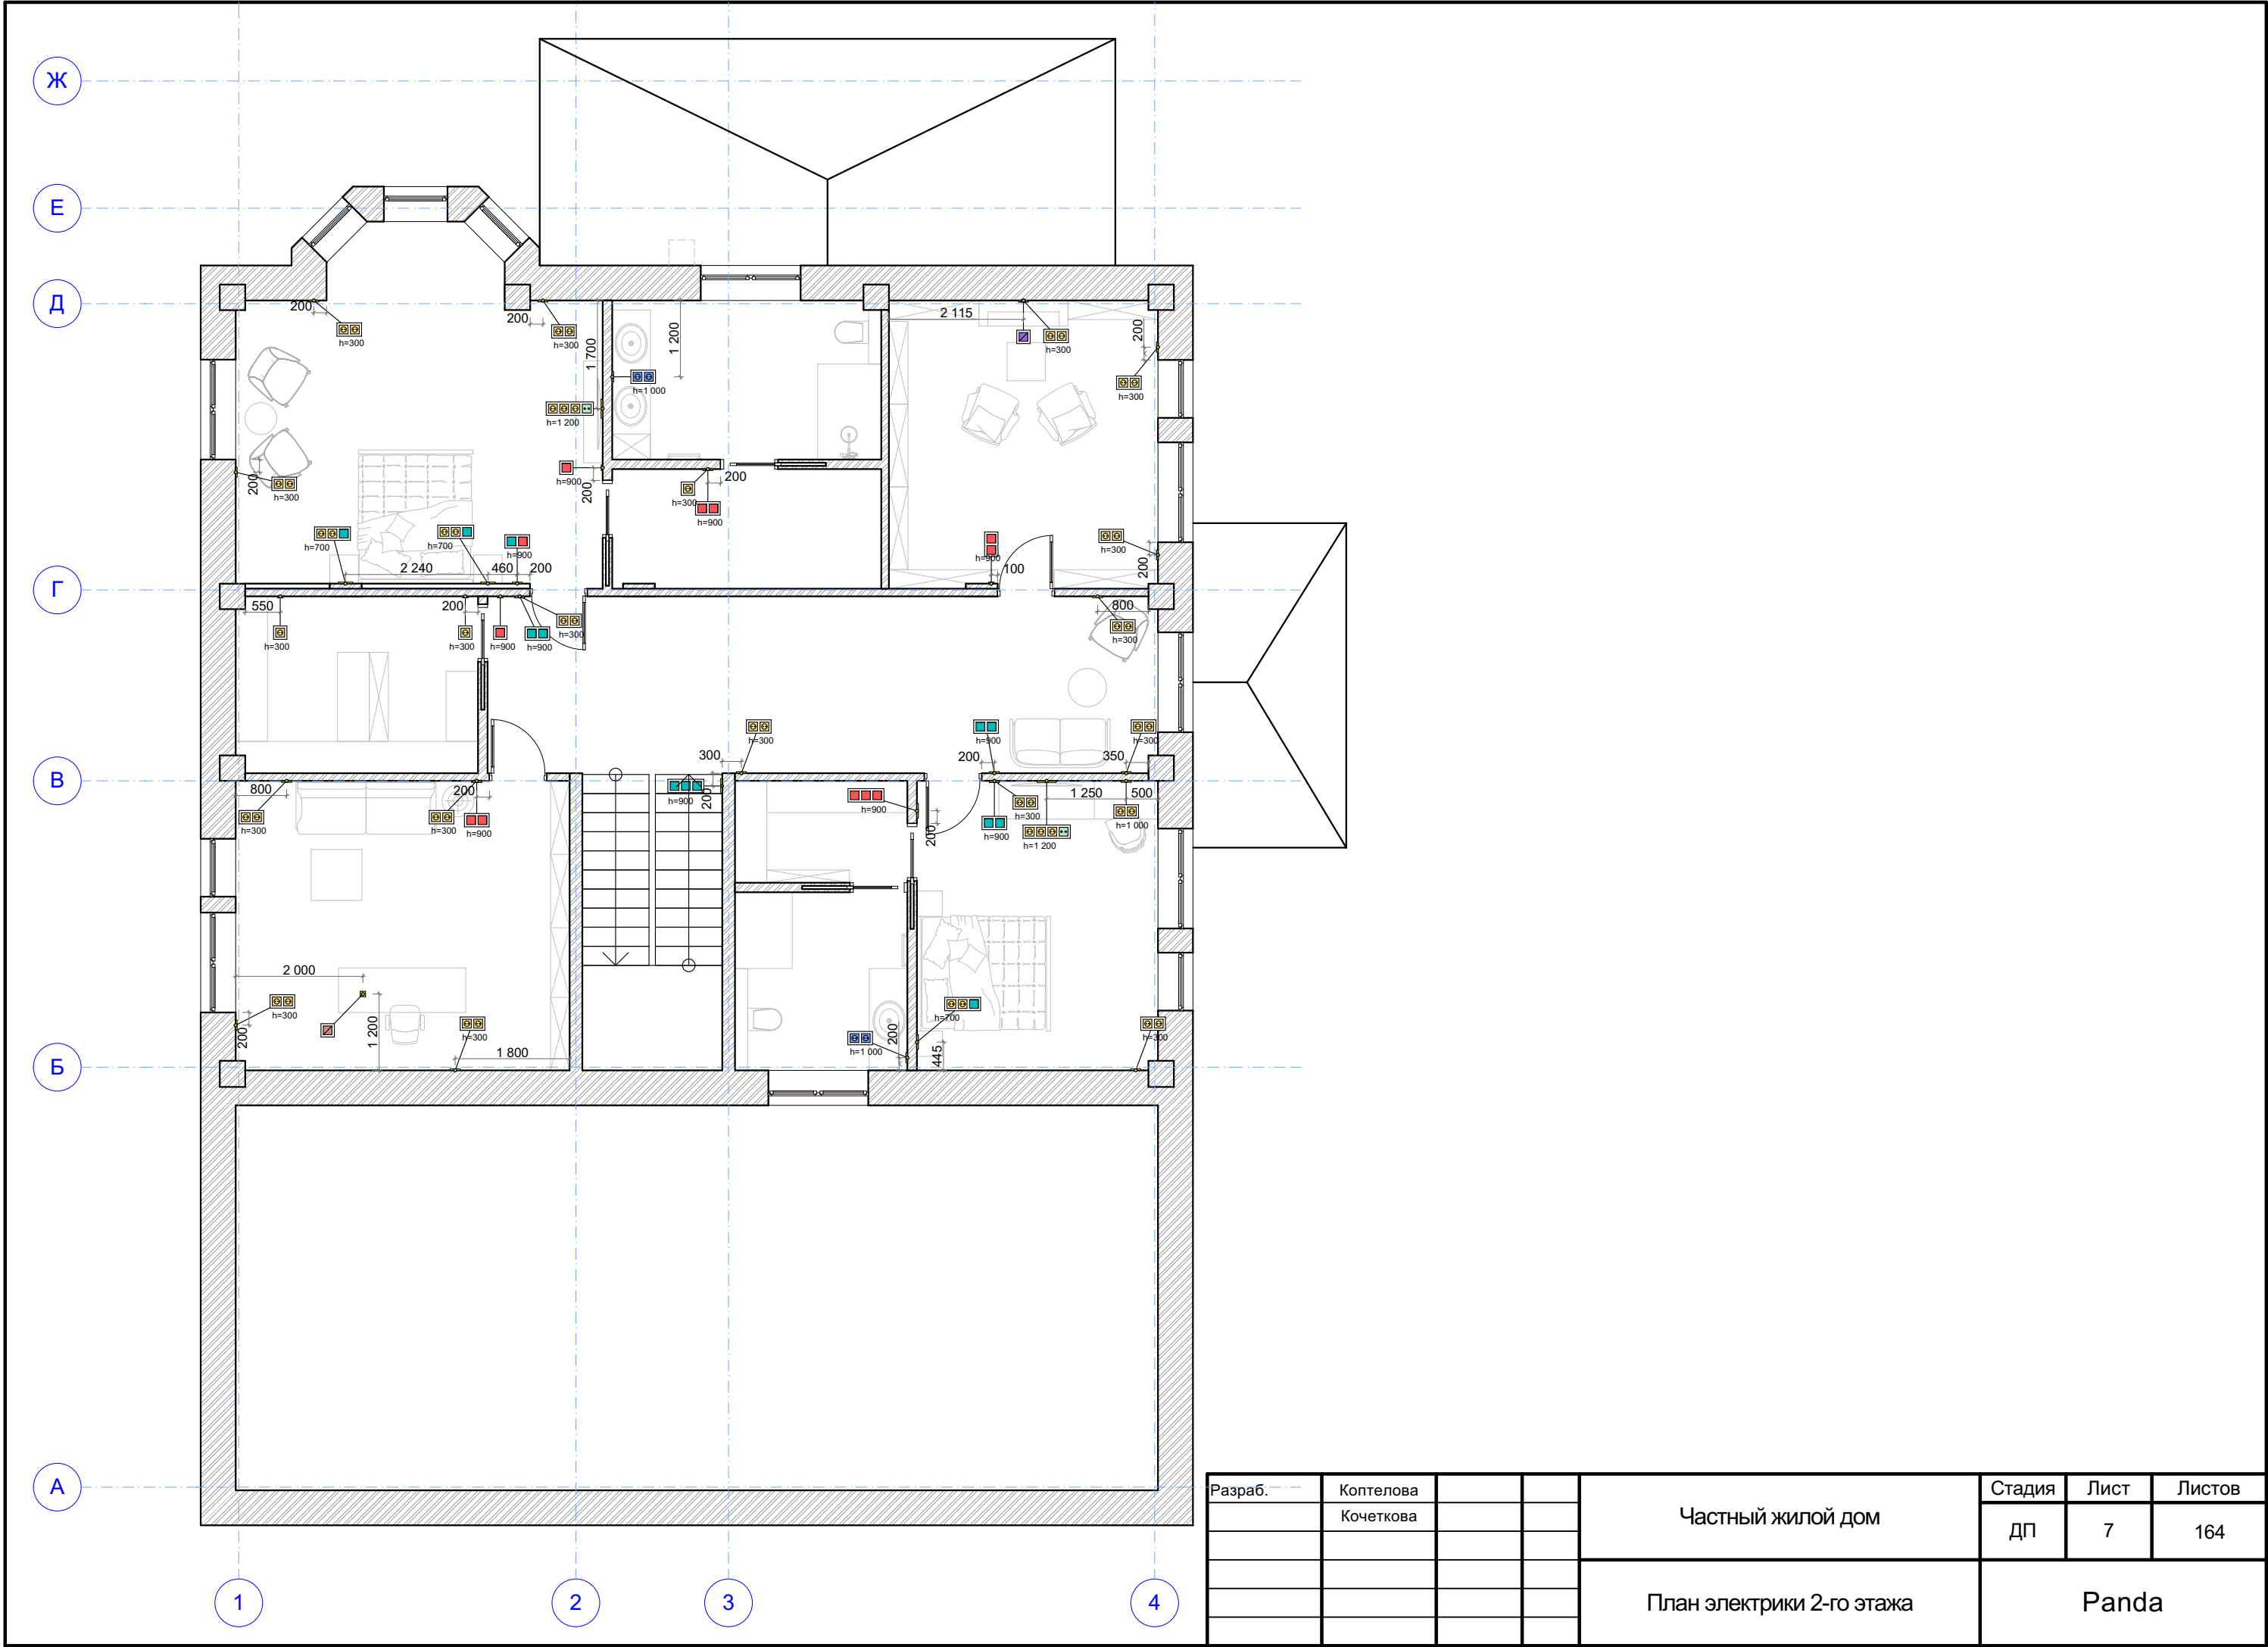


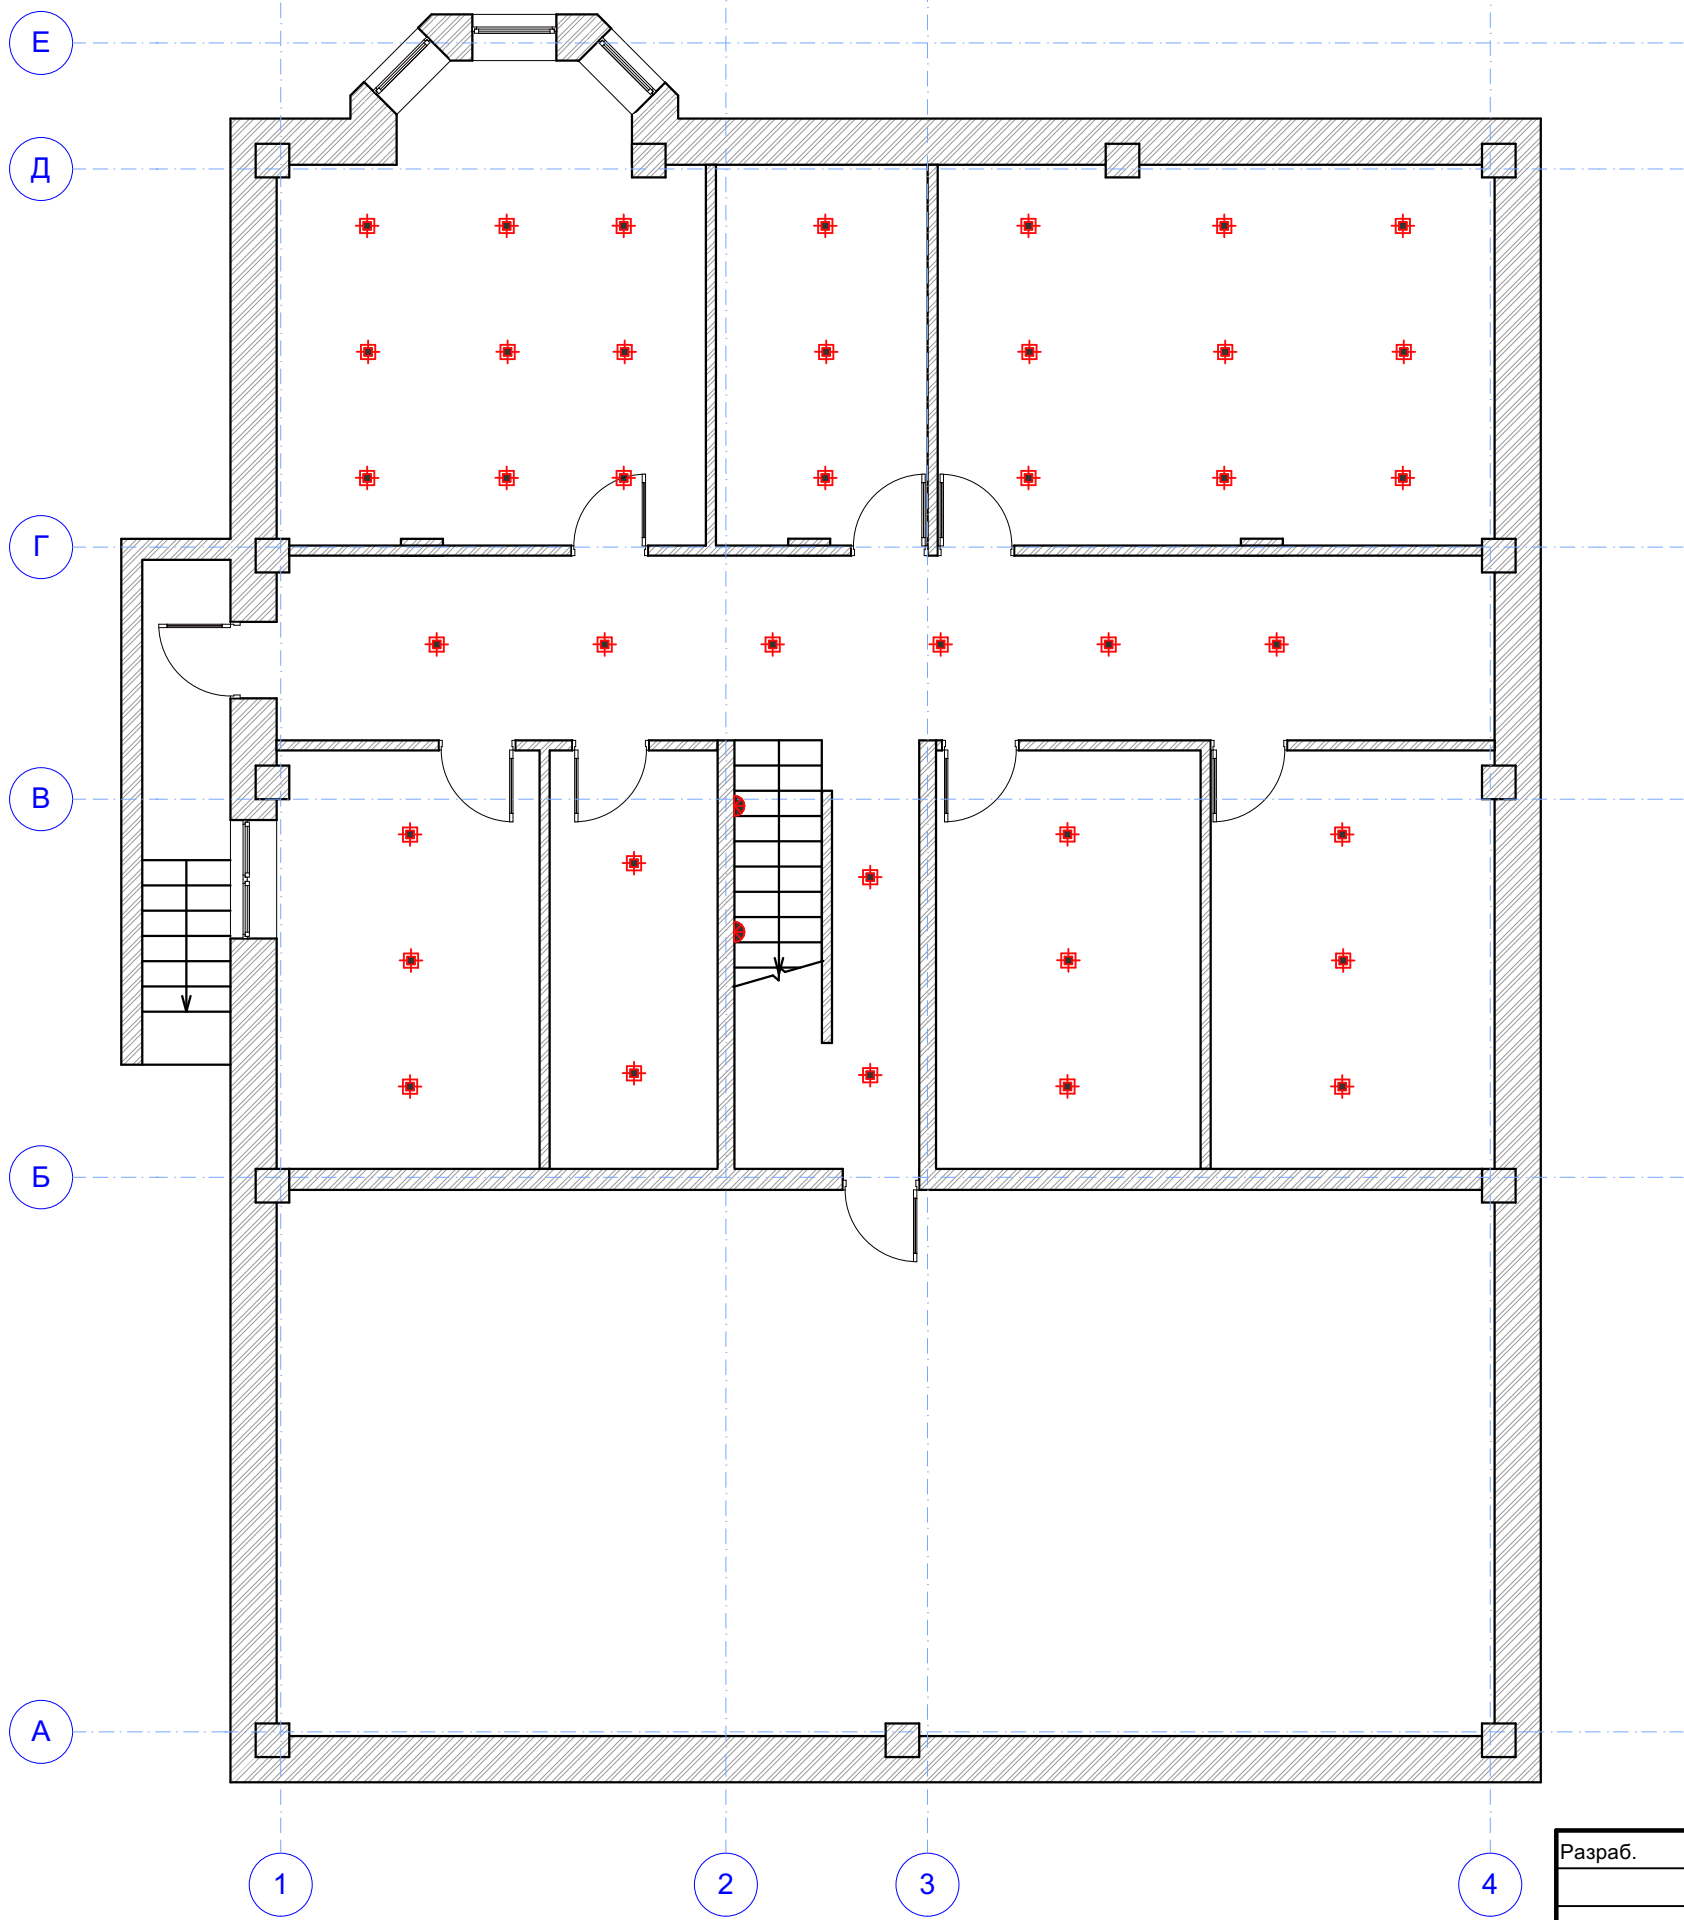


- Условные обозначения
- Люстра
 - Подвесные светильники
 - Встроенный потолочный светильник
 - Накладной потолочный светильник
 - Бра
 - Декоративная светодиодная подсветка

Разраб.	Коптелова			Частный жилой дом	Стадия	Лист	Листов
	Кочеткова				ДП	8	164
				План светильников цокольного этажа	Panda		

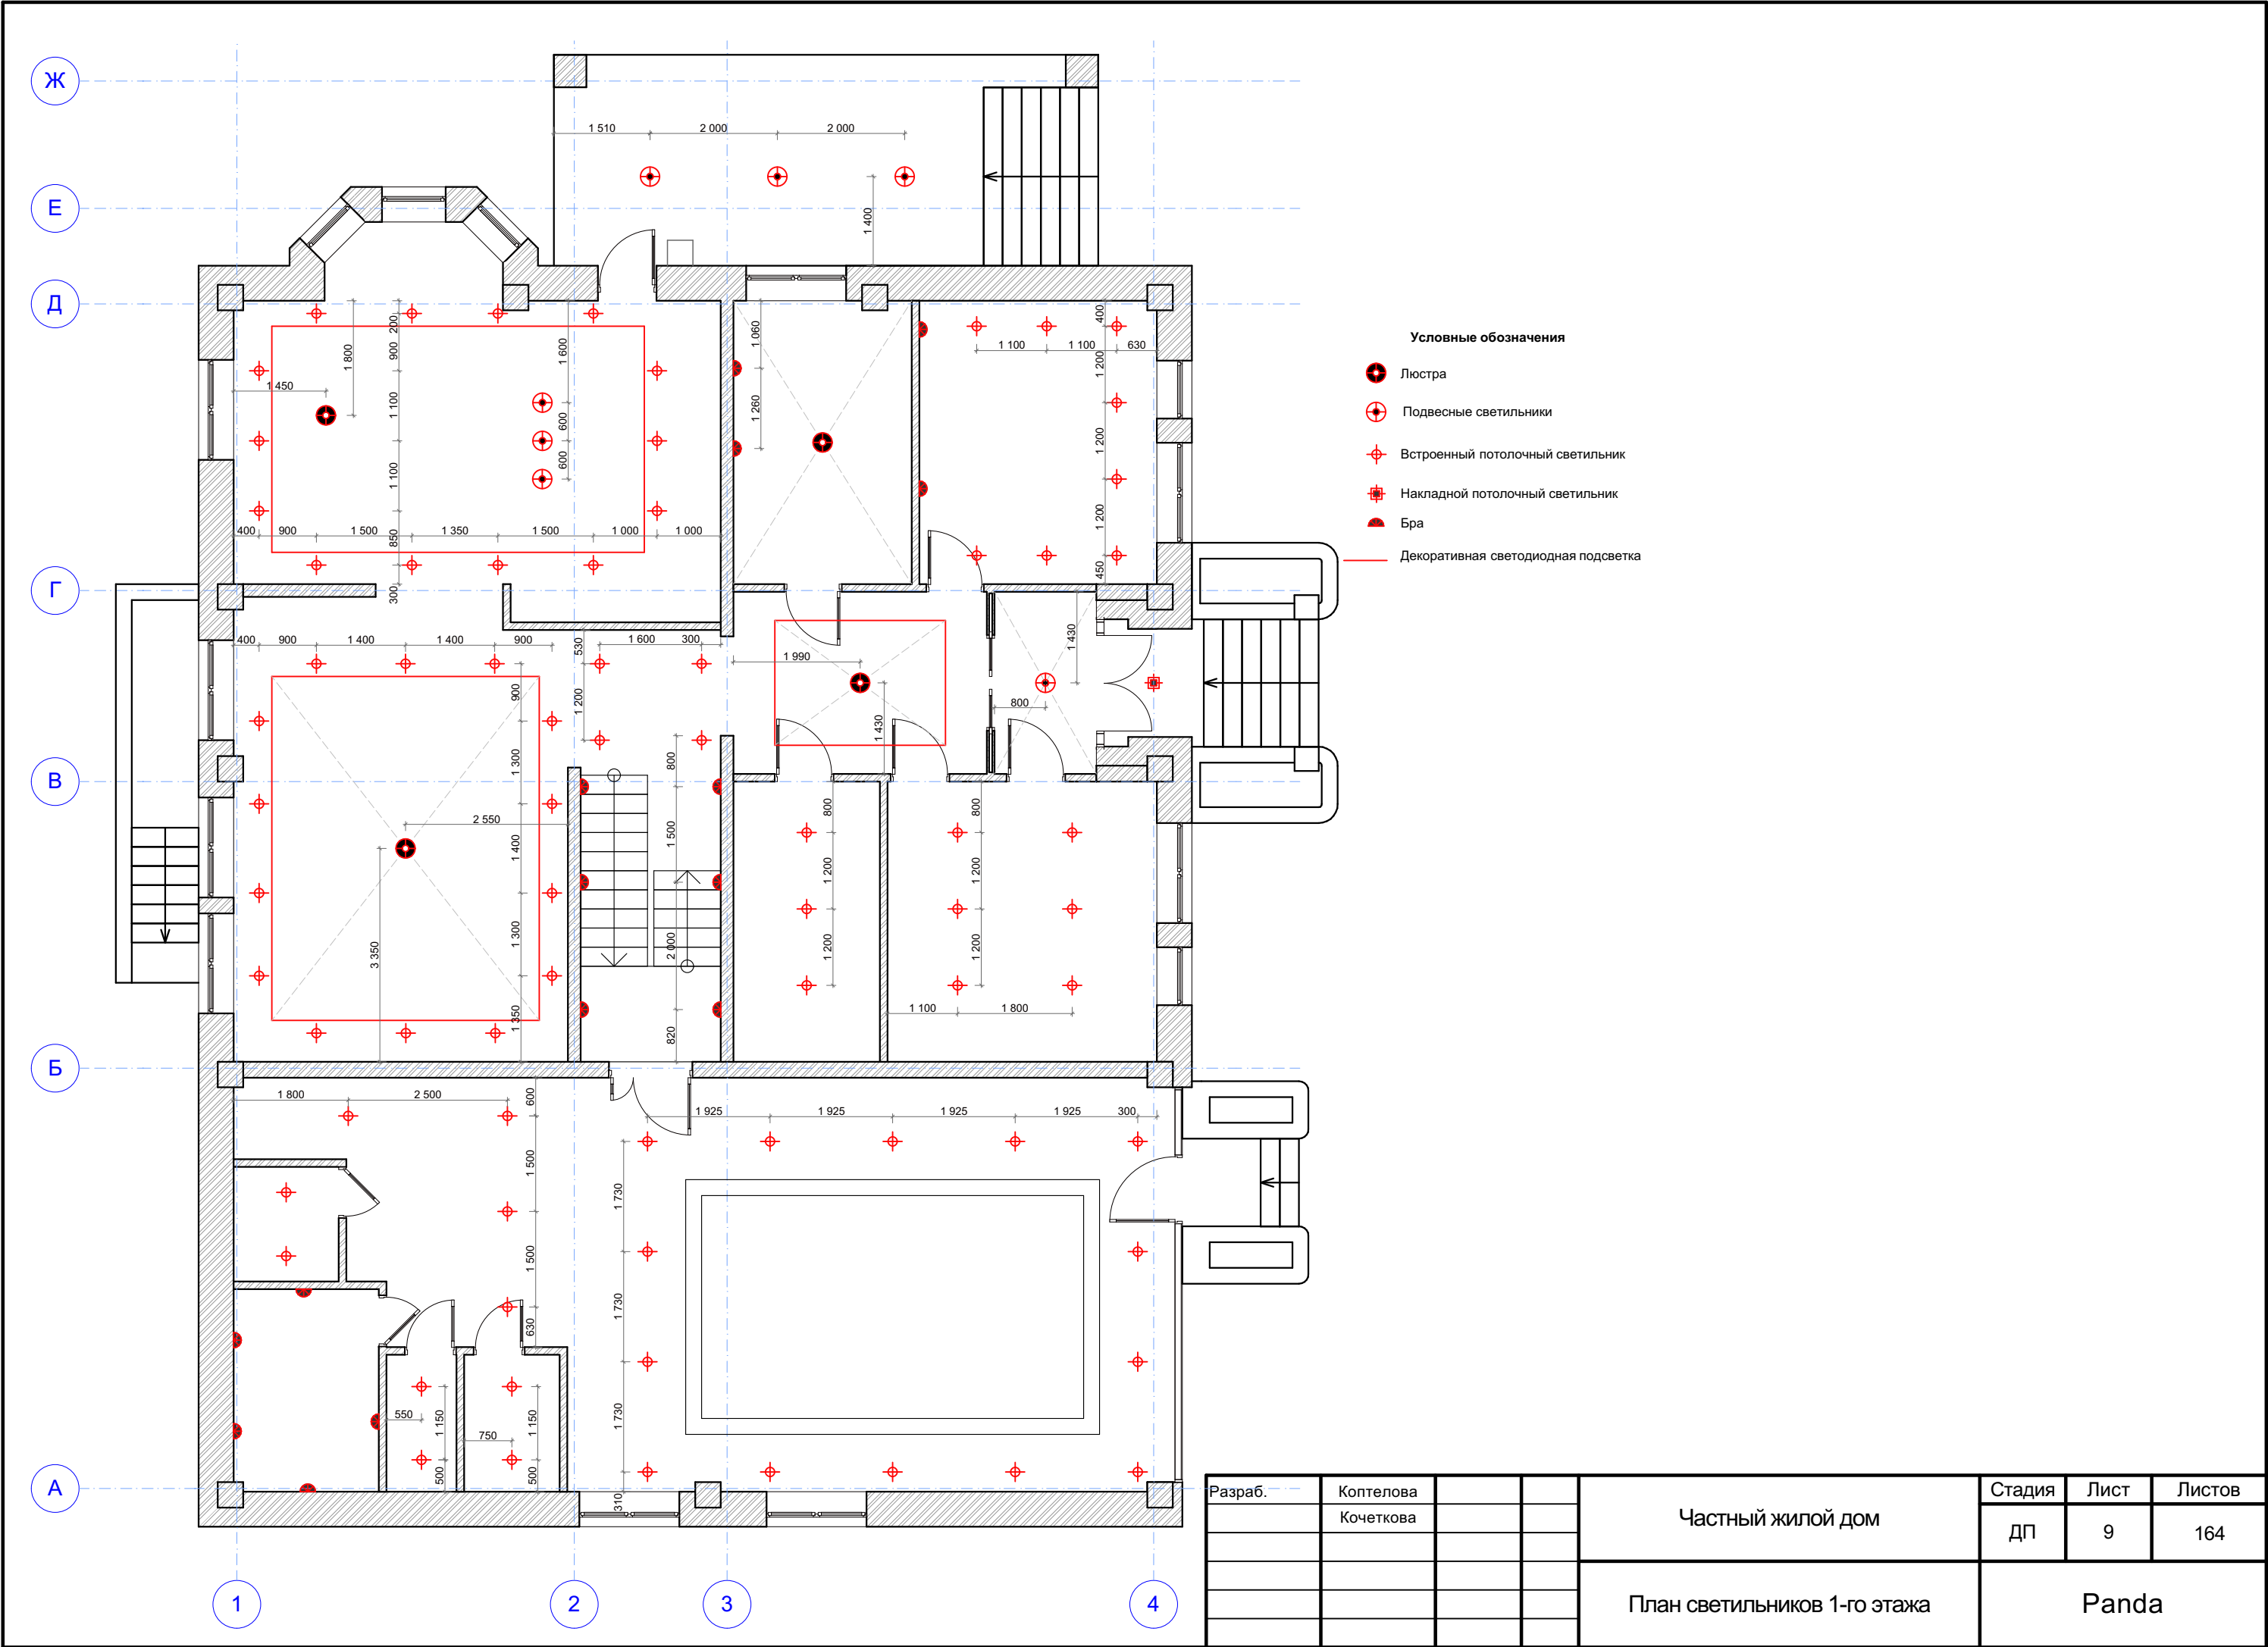


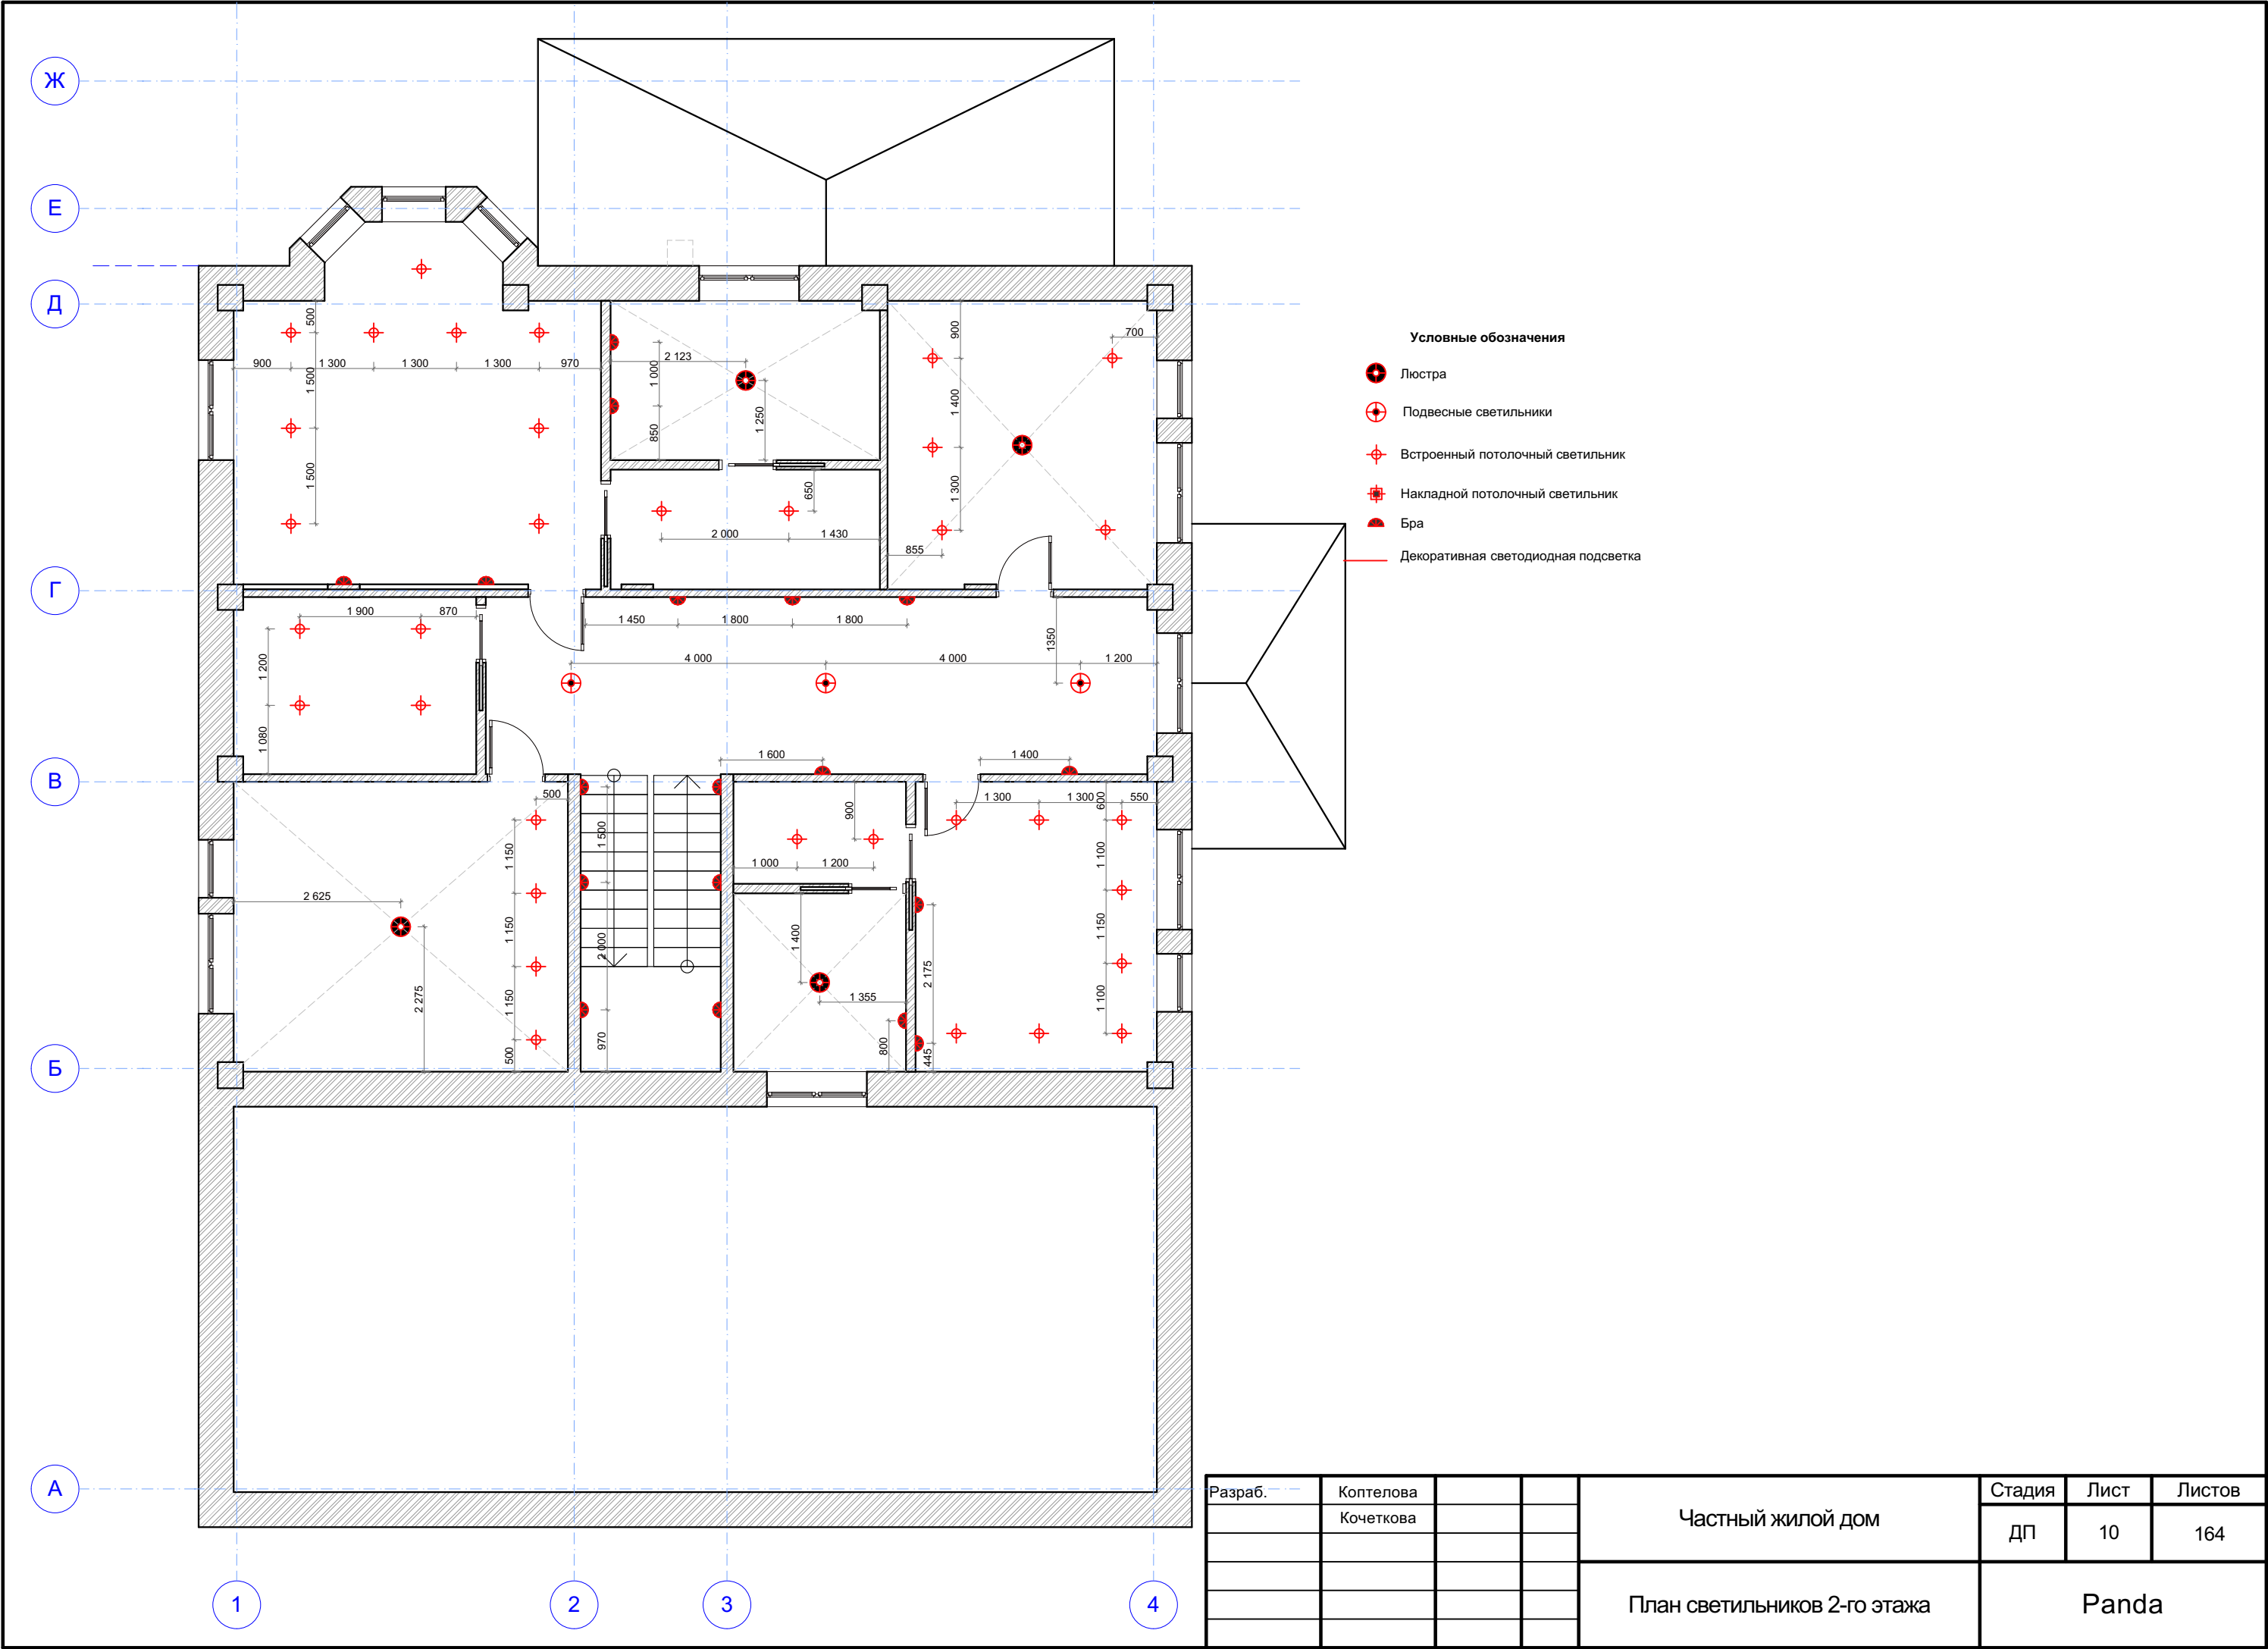


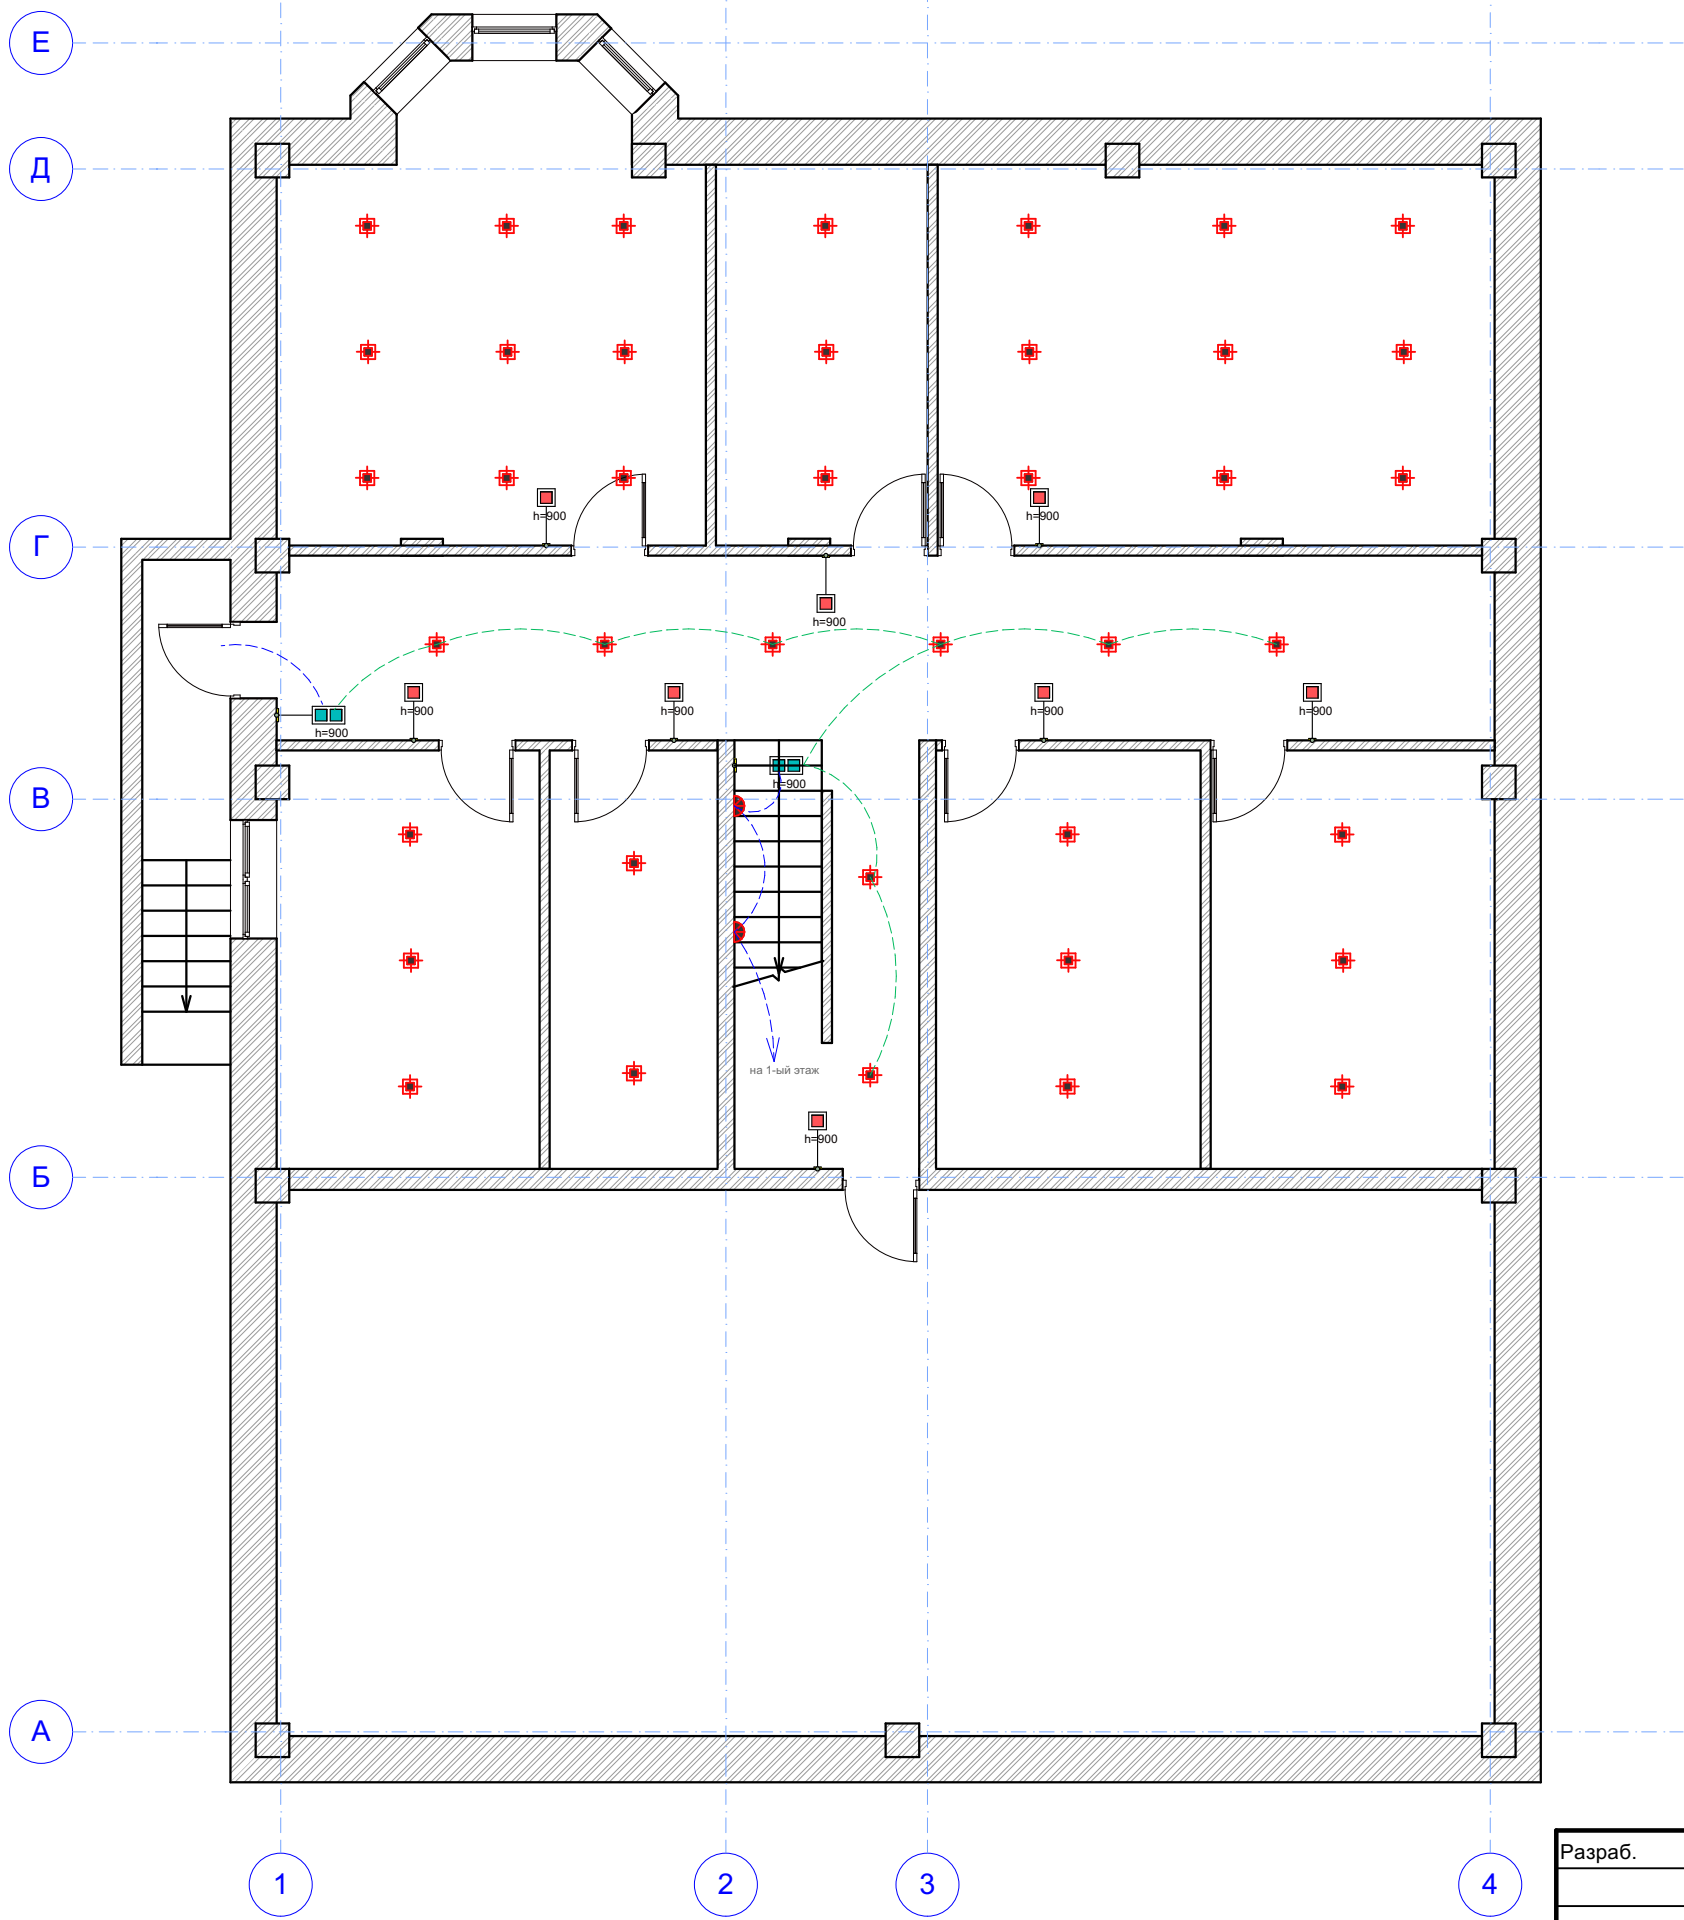

- Условные обозначения
- Люстра
 - Подвесные светильники
 - Встроенный потолочный светильник
 - Накладной потолочный светильник
 - Бра
 - Декоративная светодиодная подсветка

Разраб.	Коптелова			Частный жилой дом	Стадия	Лист	Листов
	Кочеткова				ДП	11	164
				План привязки светильников и выключателей цокольного этажа	Panda		

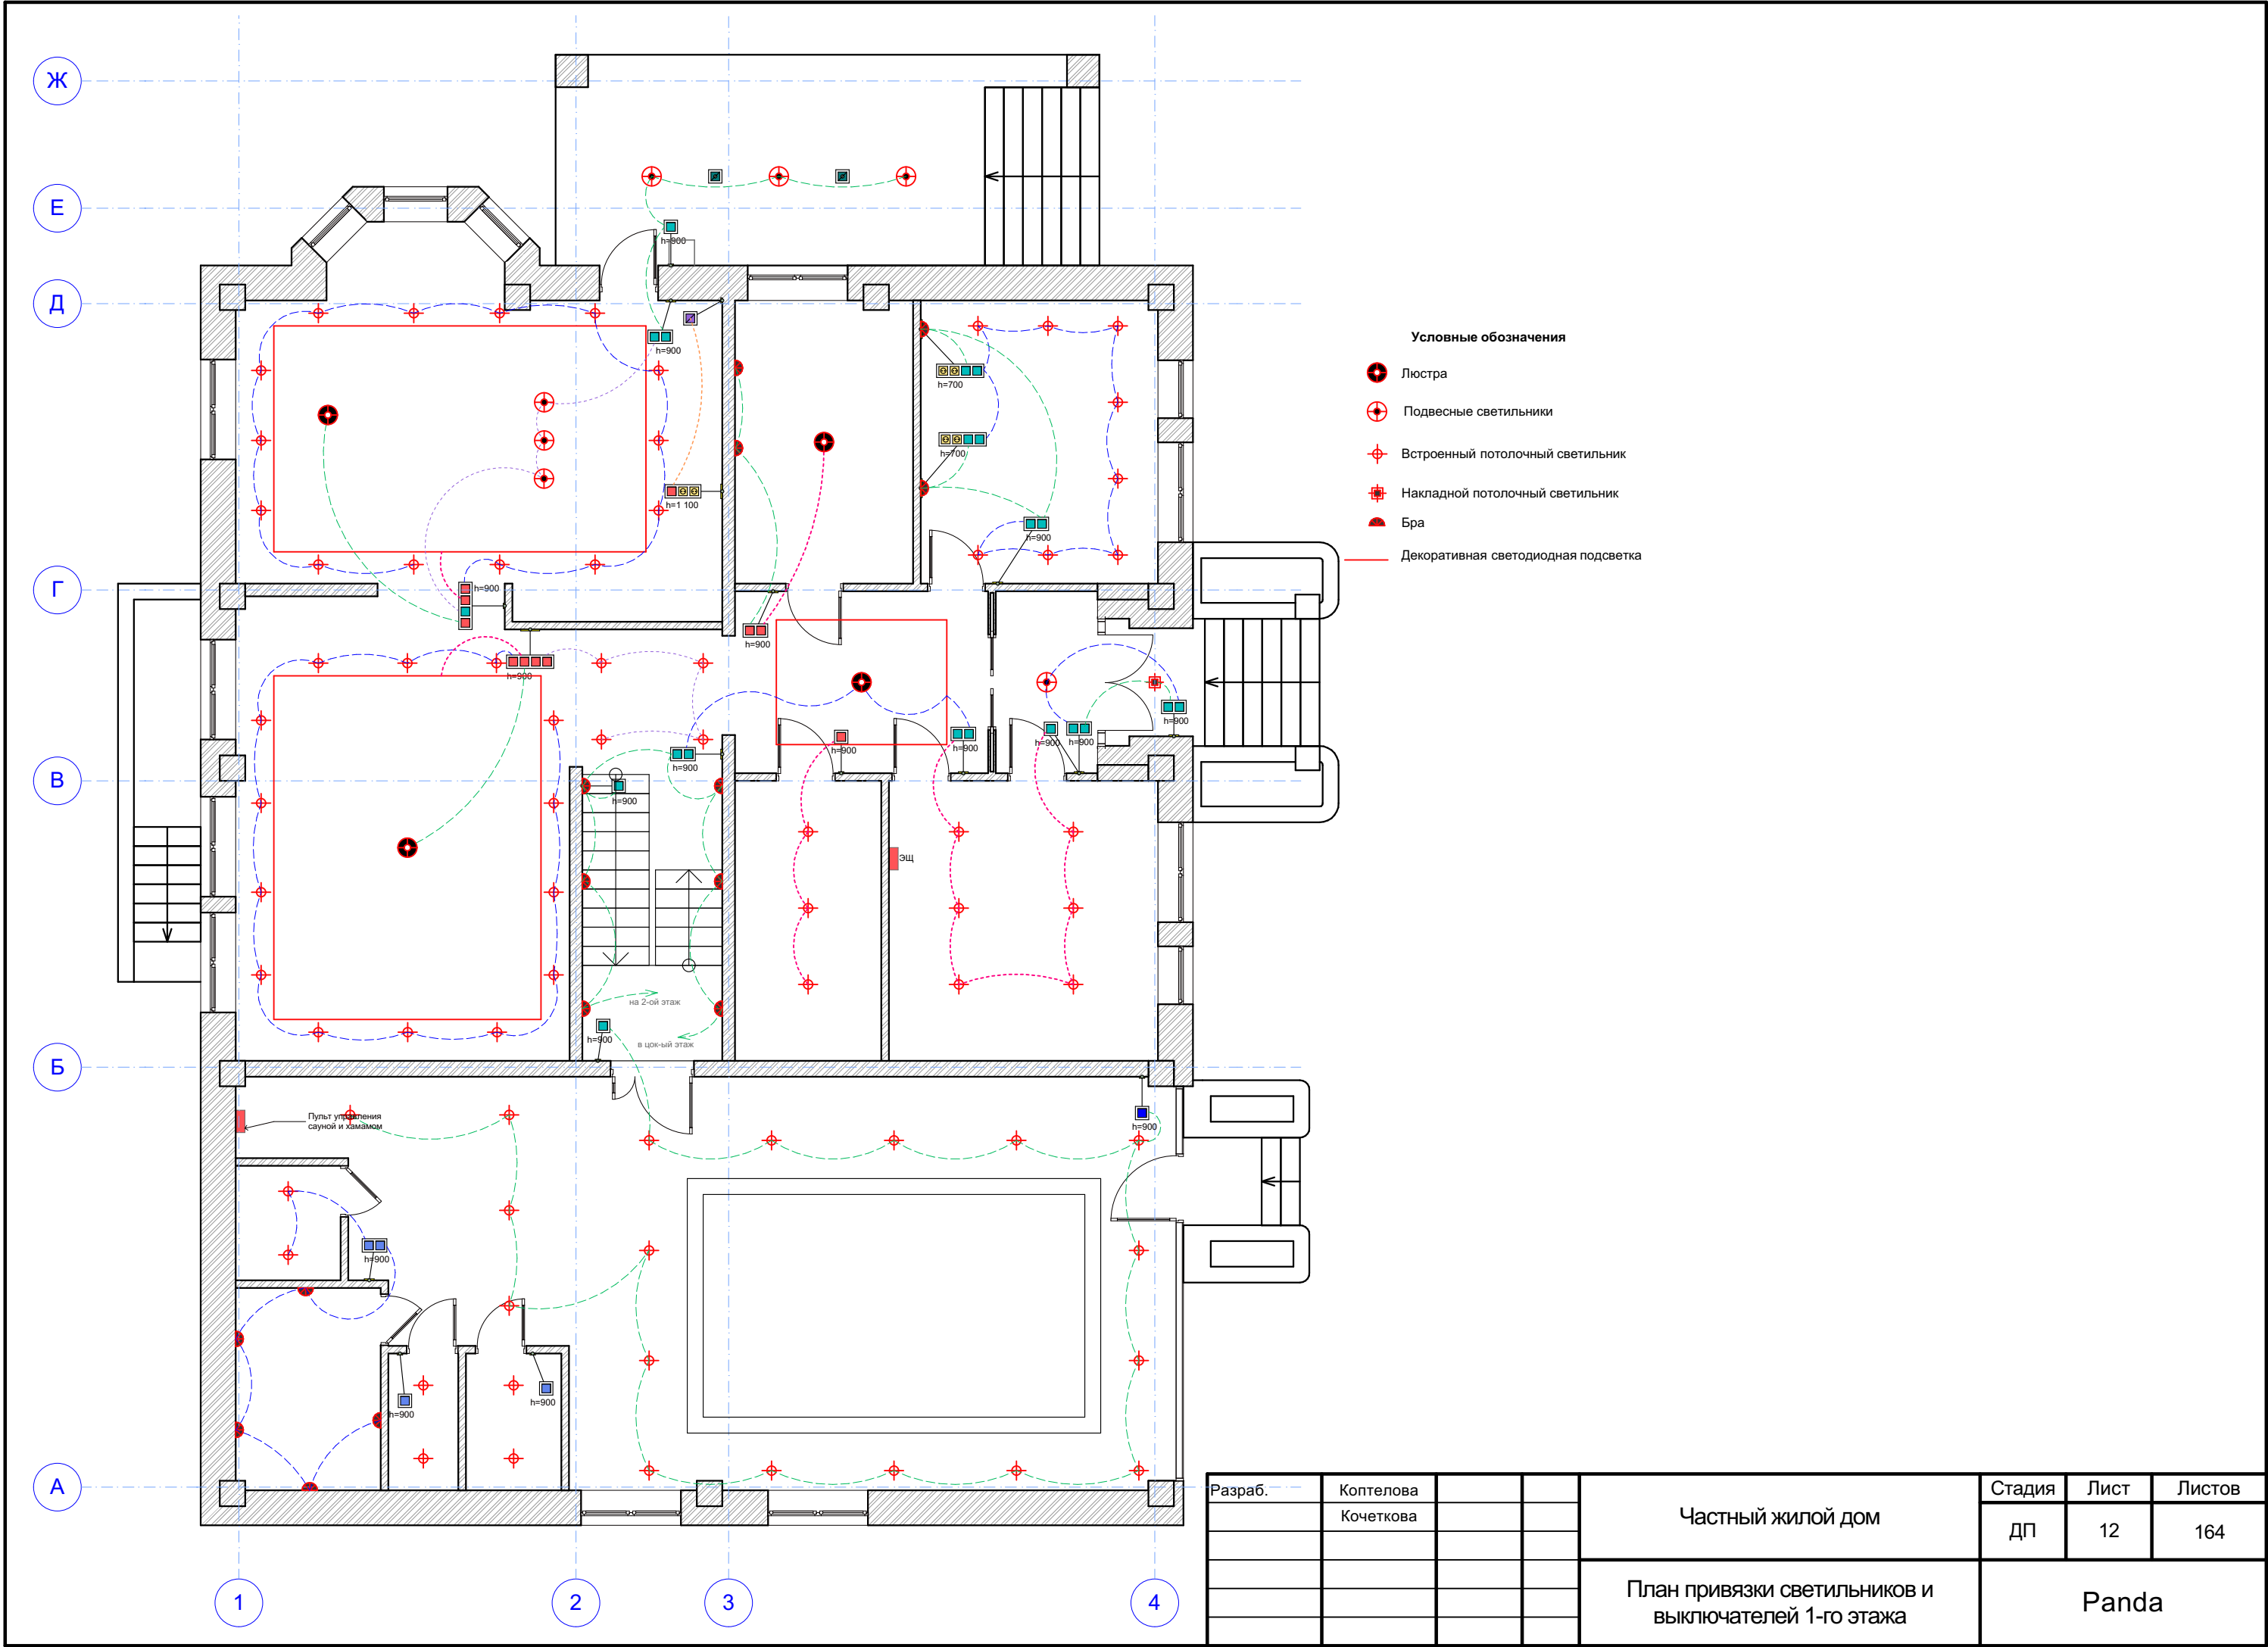

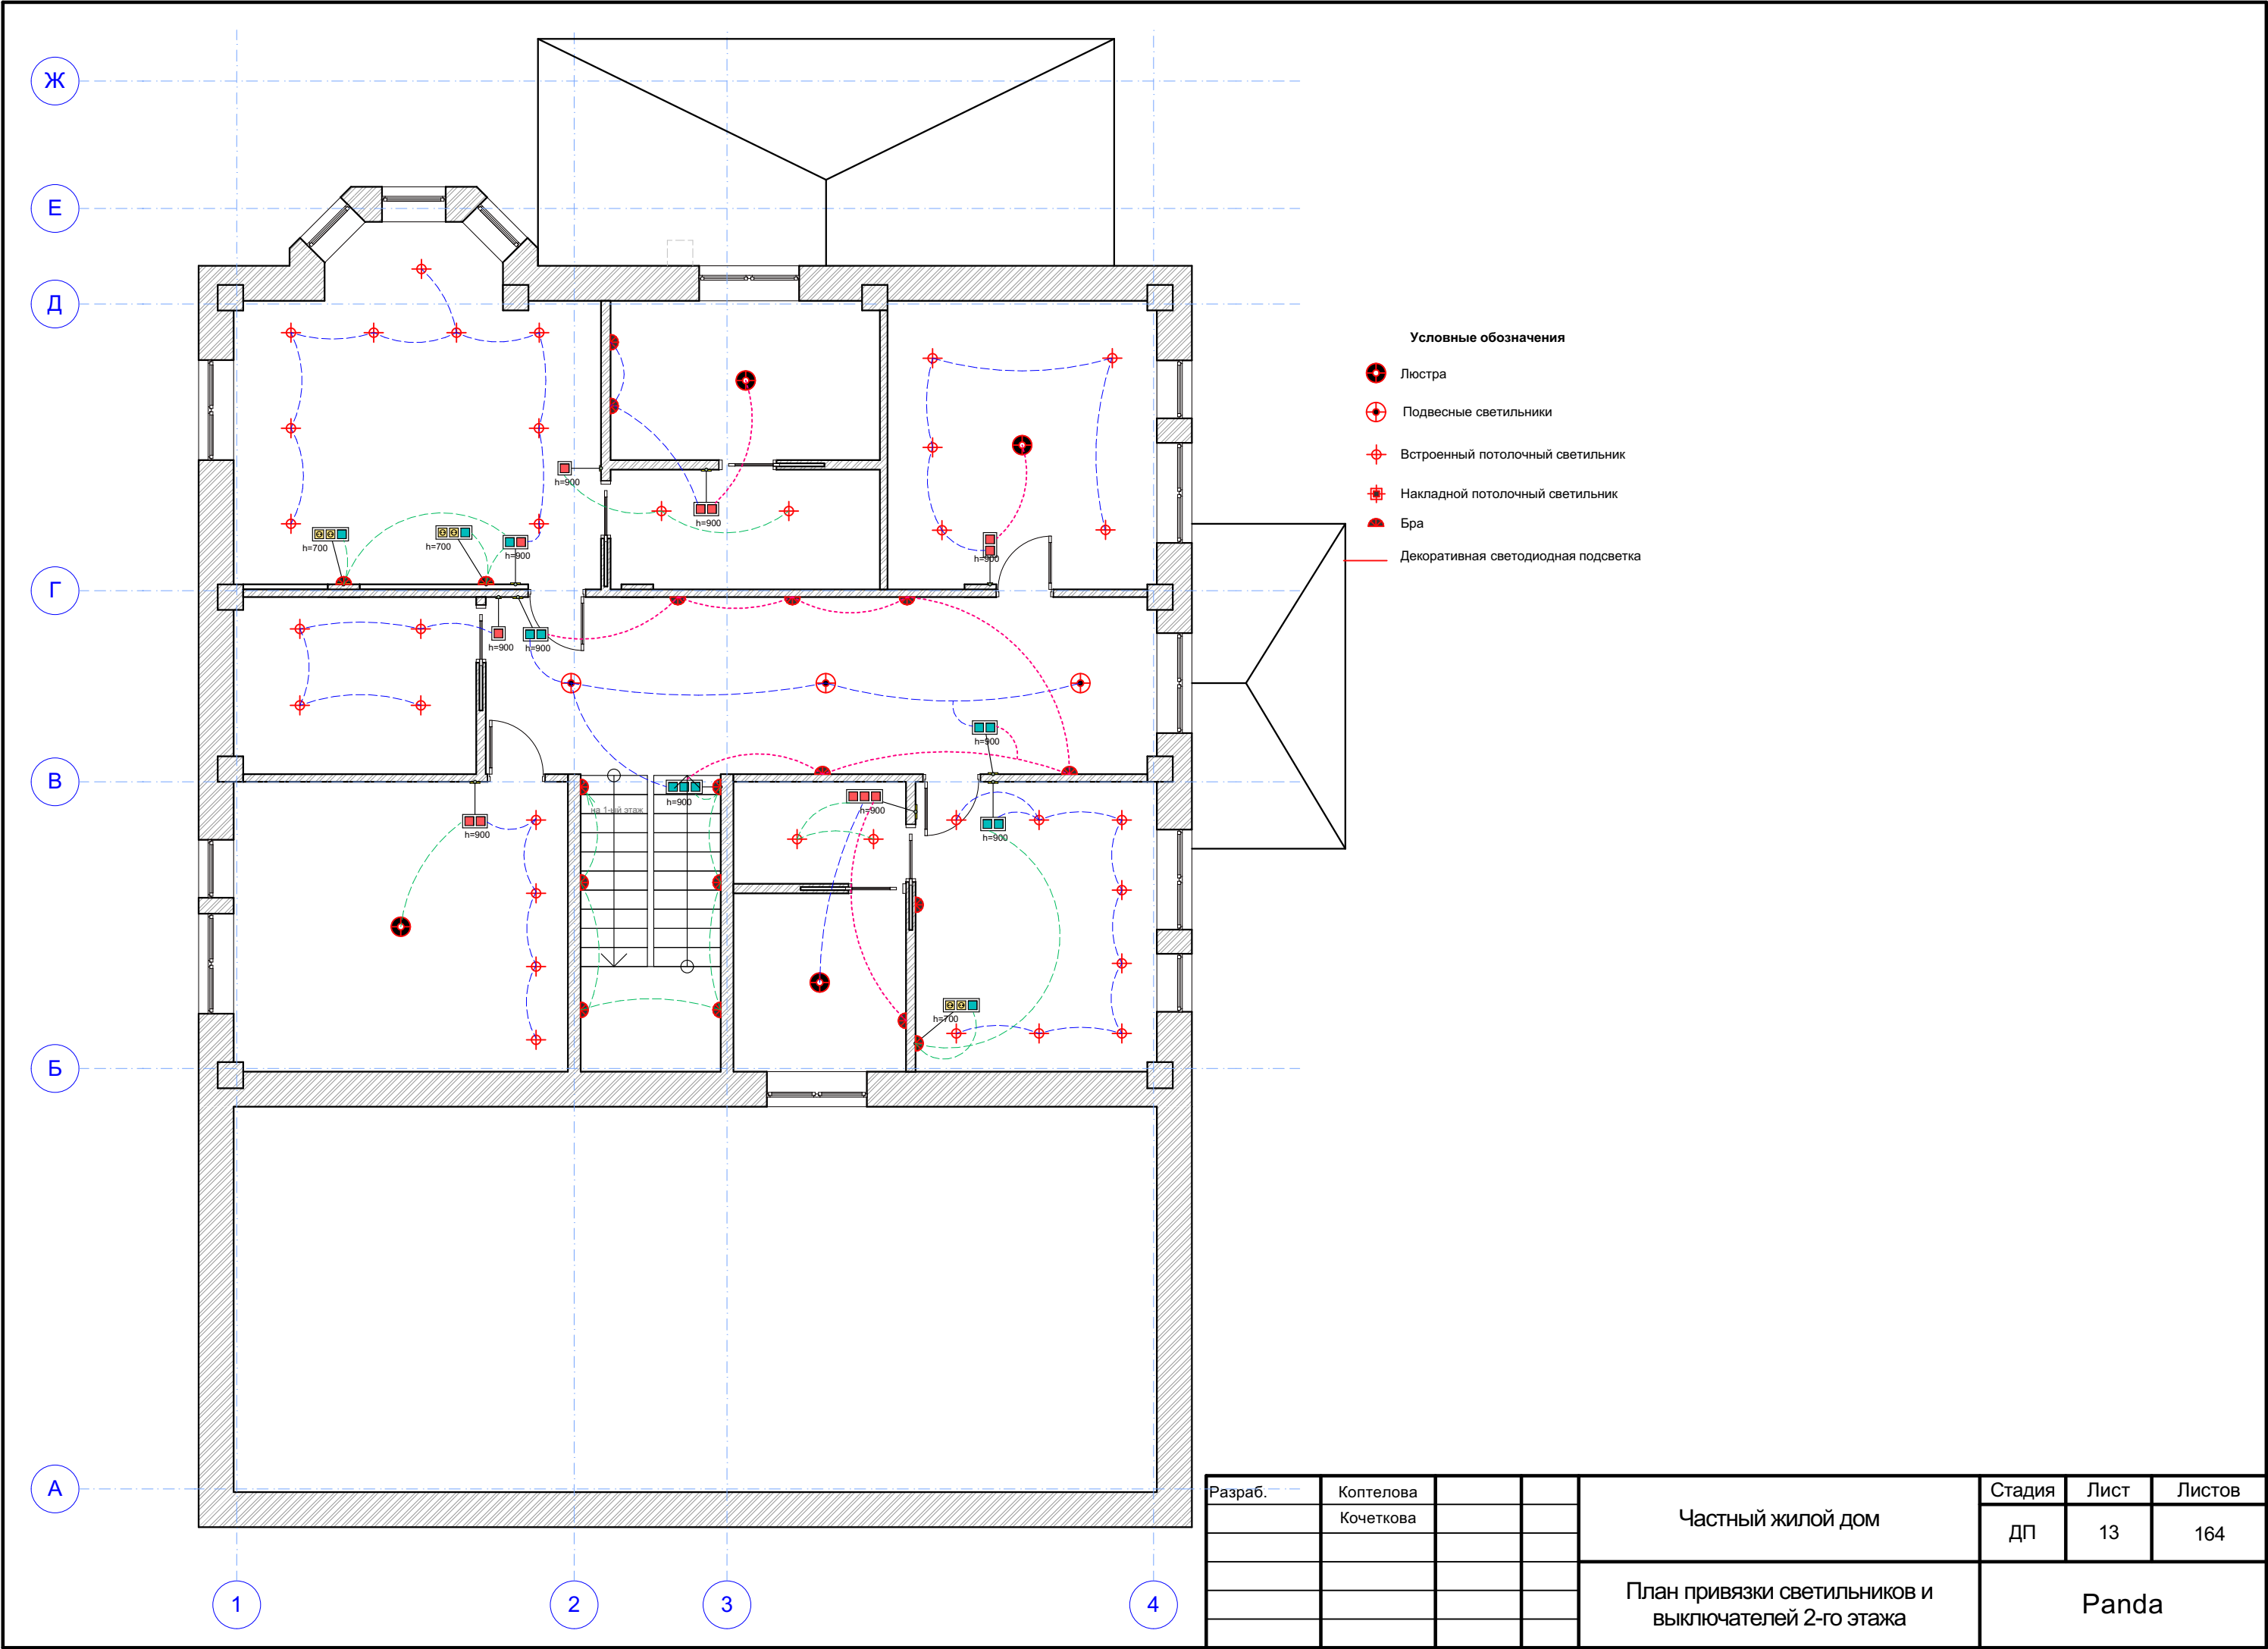

Условные обозначения
















- Люстра
- Подвесные светильники
- Встроенный потолочный светильник
- Накладной потолочный светильник
- Бра
- Декоративная светодиодная подсветка

Разраб.	Коптелова			Частный жилой дом	Стадия	Лист	Листов
	Кочеткова				ДП	13	164
				План привязки светильников и выключателей 2-го этажа	Panda		

Спецификация на этаж 1								
Наименование	Класс защиты	ВСТАВКИ (механимы)				Внешний вид	Этаж	Количество
		Поз. 1, наименование	Поз. 2, наименование	Поз. 3	Поз. 4			
---	---	---	---	---	---		1-й этаж	66
Рамка х1 для горизонтальной и вертикальной установки	IP20	Выключатель 1 клавишный	-	-	-		-1-й этаж	8
Рамка х1 для горизонтальной и вертикальной установки	IP20	Выключатель 1 клавишный	-	-	-		2-й этаж	2
Рамка х1 для горизонтальной и вертикальной установки	IP20	Выключатель 1 клавишный	-	-	-		1-й этаж	1
Рамка х2 для горизонтальной и вертикальной установки	IP20	Выключатель 1 клавишный	Выключатель 1 клавишный	-	-		2-й этаж	3
Рамка х2 для горизонтальной и вертикальной установки	IP20	Выключатель 1 клавишный	Выключатель 1 клавишный	-	-		1-й этаж	1
Рамка х3 для горизонтальной и вертикальной установки	IP20	Выключатель 1 клавишный	Выключатель 1 клавишный	Выключатель 1 клавишный	-		2-й этаж	1
Рамка х4 для горизонтальной и вертикальной установки	IP20	Выключатель 1 клавишный	Выключатель 1 клавишный	Выключатель 1 клавишный	Выключатель 1 клавишный		1-й этаж	1
Рамка х4 для горизонтальной и вертикальной установки	IP20	Выключатель 1 клавишный	Выключатель 1 клавишный	Выключатель 1 клавишный	Выключатель 1 клавишный		1-й этаж	1
Рамка х3 для горизонтальной и вертикальной установки	IP20	Выключатель 1 клавишный	Розетка 220V	Розетка 220V	-		1-й этаж	1
Рамка х1 для горизонтальной и вертикальной установки	IP20	Выключатель 1 клавишный проходной	-	-	-		1-й этаж	4
Рамка х2 для горизонтальной и вертикальной установки	IP20	Выключатель 1 клавишный проходной	Выключатель 1 клавишный	-	-		-1-й этаж	2
Рамка х2 для горизонтальной и вертикальной установки	IP20	Выключатель 1 клавишный проходной	Выключатель 1 клавишный	-	-		2-й этаж	1
Рамка х2 для горизонтальной и вертикальной установки	IP20	Выключатель 1 клавишный проходной	Выключатель 1 клавишный проходной	-	-		1-й этаж	6
Рамка х2 для горизонтальной и вертикальной установки	IP20	Выключатель 1 клавишный проходной	Выключатель 1 клавишный проходной	-	-		2-й этаж	3

Рамка х3 для горизонтальной и вертикальной установки	IP20	Выключатель 1 клавишный проходной	Выключатель 1 клавишный проходной	Выключатель 1 клавишный проходной	-		2-й этаж	1
Рамка х1 для горизонтальной и вертикальной установки	IP20	Розетка 220V	-	-	-		1-й этаж	13
Рамка х1 для горизонтальной и вертикальной установки	IP20	Розетка 220V	-	-	-		2-й этаж	3
Рамка х2 для горизонтальной и вертикальной установки	IP20	Розетка 220V	Розетка 220V	-	-		2-й этаж	17
Рамка х2 для горизонтальной и вертикальной установки	IP20	Розетка 220V	Розетка 220V	-	-		1-й этаж	13
Рамка х2 для горизонтальной и вертикальной установки	IP20	Розетка 220V	Розетка 220V	-	-		-1-й этаж	8
Рамка х3 для горизонтальной и вертикальной установки	IP20	Розетка 220V	Розетка 220V	Выключатель 1 клавишный проходной	-		2-й этаж	3
Рамка х4 для горизонтальной и вертикальной установки	IP20	Розетка 220V	Розетка 220V	Выключатель 1 клавишный проходной	Выключатель 1 клавишный проходной		1-й этаж	2
Рамка х4 для горизонтальной и вертикальной установки	IP20	Розетка 220V	Розетка 220V	Розетка 220V	Розетка телевизионная TV-FM		1-й этаж	2
Рамка х4 для горизонтальной и вертикальной установки	IP20	Розетка 220V	Розетка 220V	Розетка 220V	Розетка телевизионная TV-FM		2-й этаж	2
Рамка х4 для горизонтальной и вертикальной установки	IP20	Розетка 220V	Розетка 220V	Розетка 220V	Розетка телевизионная TV-FM		-1-й этаж	1
Рамка х3 для горизонтальной и вертикальной установки	IP20	Розетка 220V	Розетка 220V	Розетка телевизионная TV-FM	-		1-й этаж	1
Рамка х3 для горизонтальной и вертикальной установки	IP20	Розетка 220V	Розетка 220V	Розетка телевизионная TV-FM	-		-1-й этаж	1

          Разраб.	Коптелова			Частный жилой дом	Стадия	Лист	Листов
	Кочеткова				ДП	14	164
				Спецификация электрики	Panda		

  Рамка x1 для горизонтальной и вертикальной установки	IP20	Спец. - Интернет	-	-	-		1-й этаж	1
Рамка x1 для горизонтальной и вертикальной установки	IP20	Спец. - Домофон ДФ	-	-	-		1-й этаж	2
Рамка x1 для горизонтальной и вертикальной установки	IP20	Спец. - Розетка в полу	-	-	-		2-й этаж	1
Рамка x1 для горизонтальной и вертикальной установки	IP20	Спец. - Электровывод	-	-	-		1-й этаж	2
Рамка x1 для горизонтальной и вертикальной установки	IP20	Спец. - Электровывод	-	-	-		2-й этаж	1
Рамка x2 для горизонтальной и вертикальной установки	IP44	Розетка 220V	Розетка 220V	-	-		1-й этаж	4
Рамка x2 для горизонтальной и вертикальной установки	IP44	Розетка 220V	Розетка 220V	-	-		-1-й этаж	3
Рамка x2 для горизонтальной и вертикальной установки	IP44	Розетка 220V	Розетка 220V	-	-		2-й этаж	2
Рамка x3 для горизонтальной и вертикальной установки	IP44	Розетка 220V	Розетка 220V	Розетка 220V	-		1-й этаж	1
Рамка x4 для горизонтальной и вертикальной установки	IP44	Розетка 220V	Розетка 220V	Розетка 220V	Розетка 220V		1-й этаж	1
Рамка x1 для горизонтальной и вертикальной установки	IP44	Спец. - Электровывод	-	-	-		1-й этаж	2
Рамка x1 для горизонтальной и вертикальной установки	IP66	Выключатель 1 клавишный	-	-	-		1-й этаж	2
Рамка x2 для горизонтальной и вертикальной установки	IP66	Выключатель 1 клавишный	Выключатель 1 клавишный	-	-		1-й этаж	1
Рамка x1 для горизонтальной и вертикальной установки	IP66	Выключатель 1 клавишный проходной	-	-	-		1-й этаж	1
Рамка x1 для горизонтальной и вертикальной установки	IP66	Розетка 220V	-	-	-		1-й этаж	2

Разраб.	Коптелова			Частный жилой дом	Стадия	Лист	Листов
	Кочеткова				ДП	15	164
				Спецификация электрики	Panda		