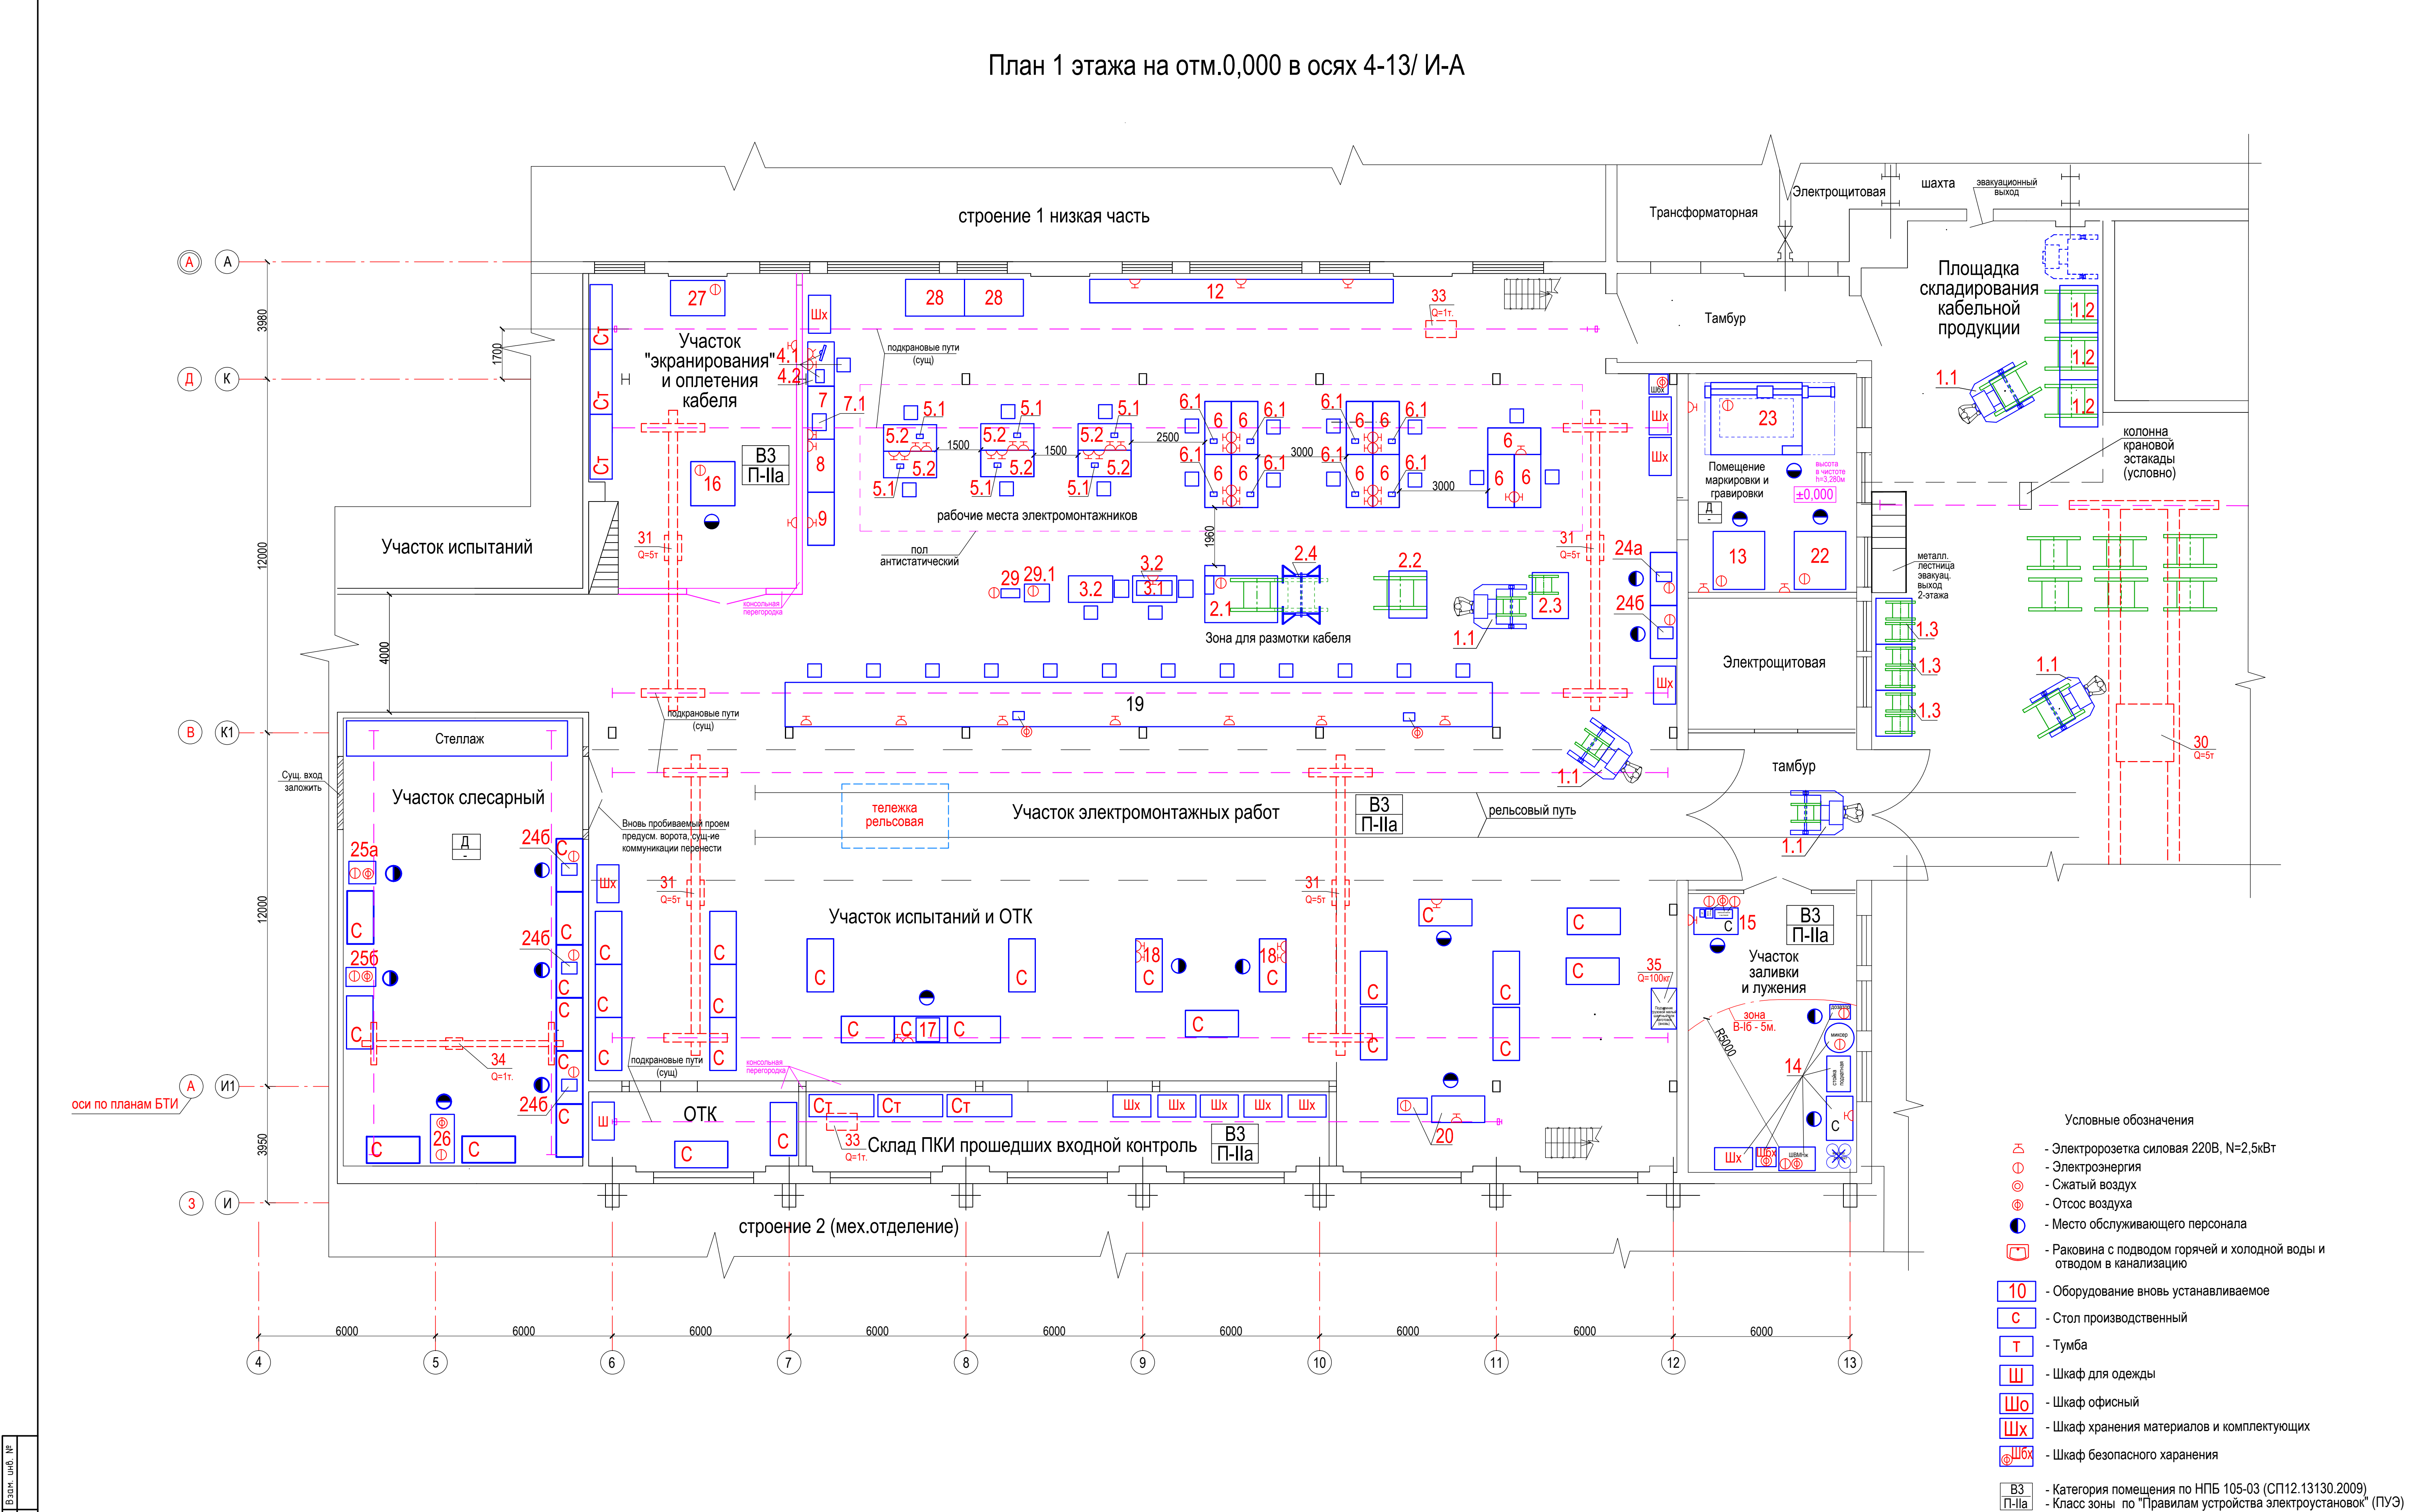


[illegible]

Изм. Кол.уч.Лист	N док.	Подпись	Дата	2110-ИОС7.ТХ.ГЧ		
				«Реконструкция и техническое перевооружение производственных мощностей электромагнитного участка для обеспечения работ по изготовлению электрооборудования и систем управления» Акционерное общество «Корпорация «Стратегические пункты управления»		
Разраб.	Архипов			Стадия	Лист	Листов
Провер.	Фоминых			П	1	
Н. контр.	Фоминых			План 1 этажа на отм.0,000 в осях 4-13/И-А		
ГИП	Сорокин					